

REGIONE SICILIANA
- COMUNE DI ISOLA DELLE FEMMINE -
(Città Metropolitana di Palermo)

VISTI ED APPROVAZIONI:

OGGETTO:

Istanza Rilascio AUA, ai sensi del D.P.R. n°59 del 2013 per la ditta "S.G. IMPIANTI DI MAGGIO GIUSEPPA BARBARA", C.F. MGGGPP78P62G273X - P.IVA 05803550820, sita in Via delle Industrie, n° 19 - ISOLA DELLE FEMMINE (PA) identificata in catasto al **Fg. 2, particella 61, sub 45**

ELABORATO:

ELABORATI GRAFICI
PIANTA PIANO TERRA- scarichi - scala 1:500



ENERGIAMBIENTE s.r.l.

S.S. 113 - Km 281,800
90044 Carini (PA)


e-mail: stefanomancuso@energiambientesrl.com
PEC: energiambientesrl@pec.it
P.IVA: 02613660816


IL COMMITTENTE

S.G. IMPIANTI DI MAGGIO GIUSEPPA BARBARA

IL TECNICO

Dott. Mancuso Stefano

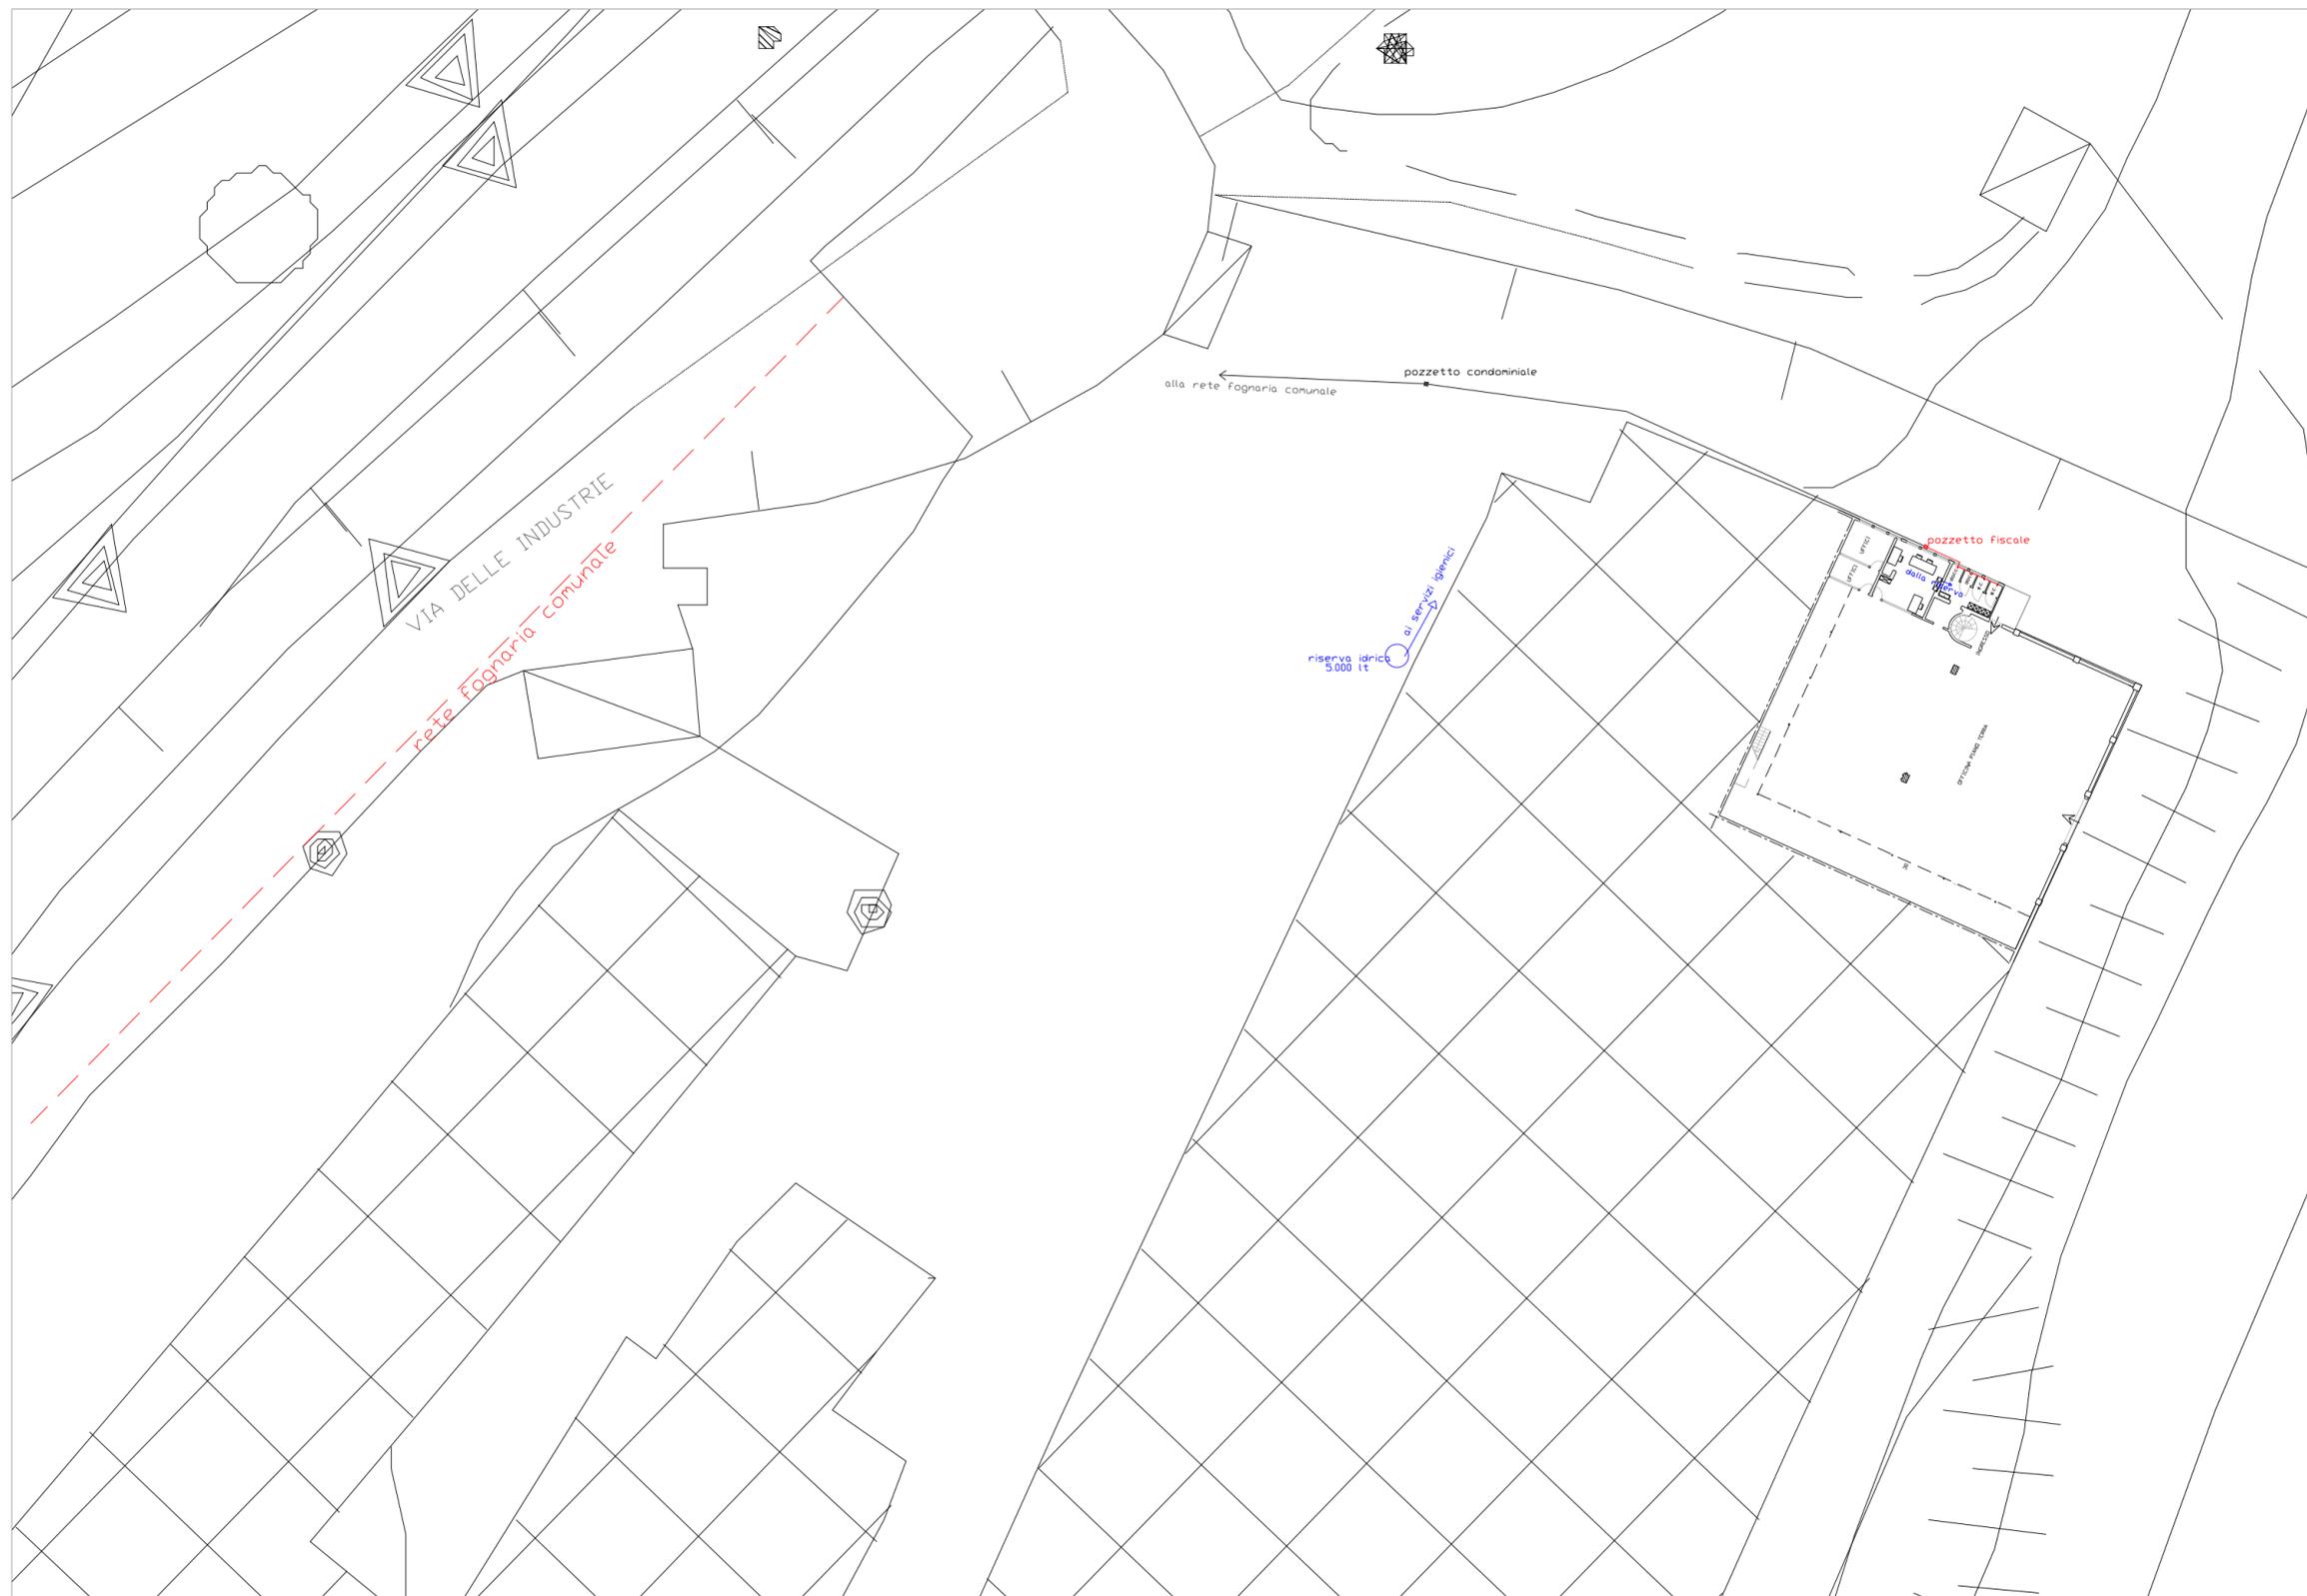

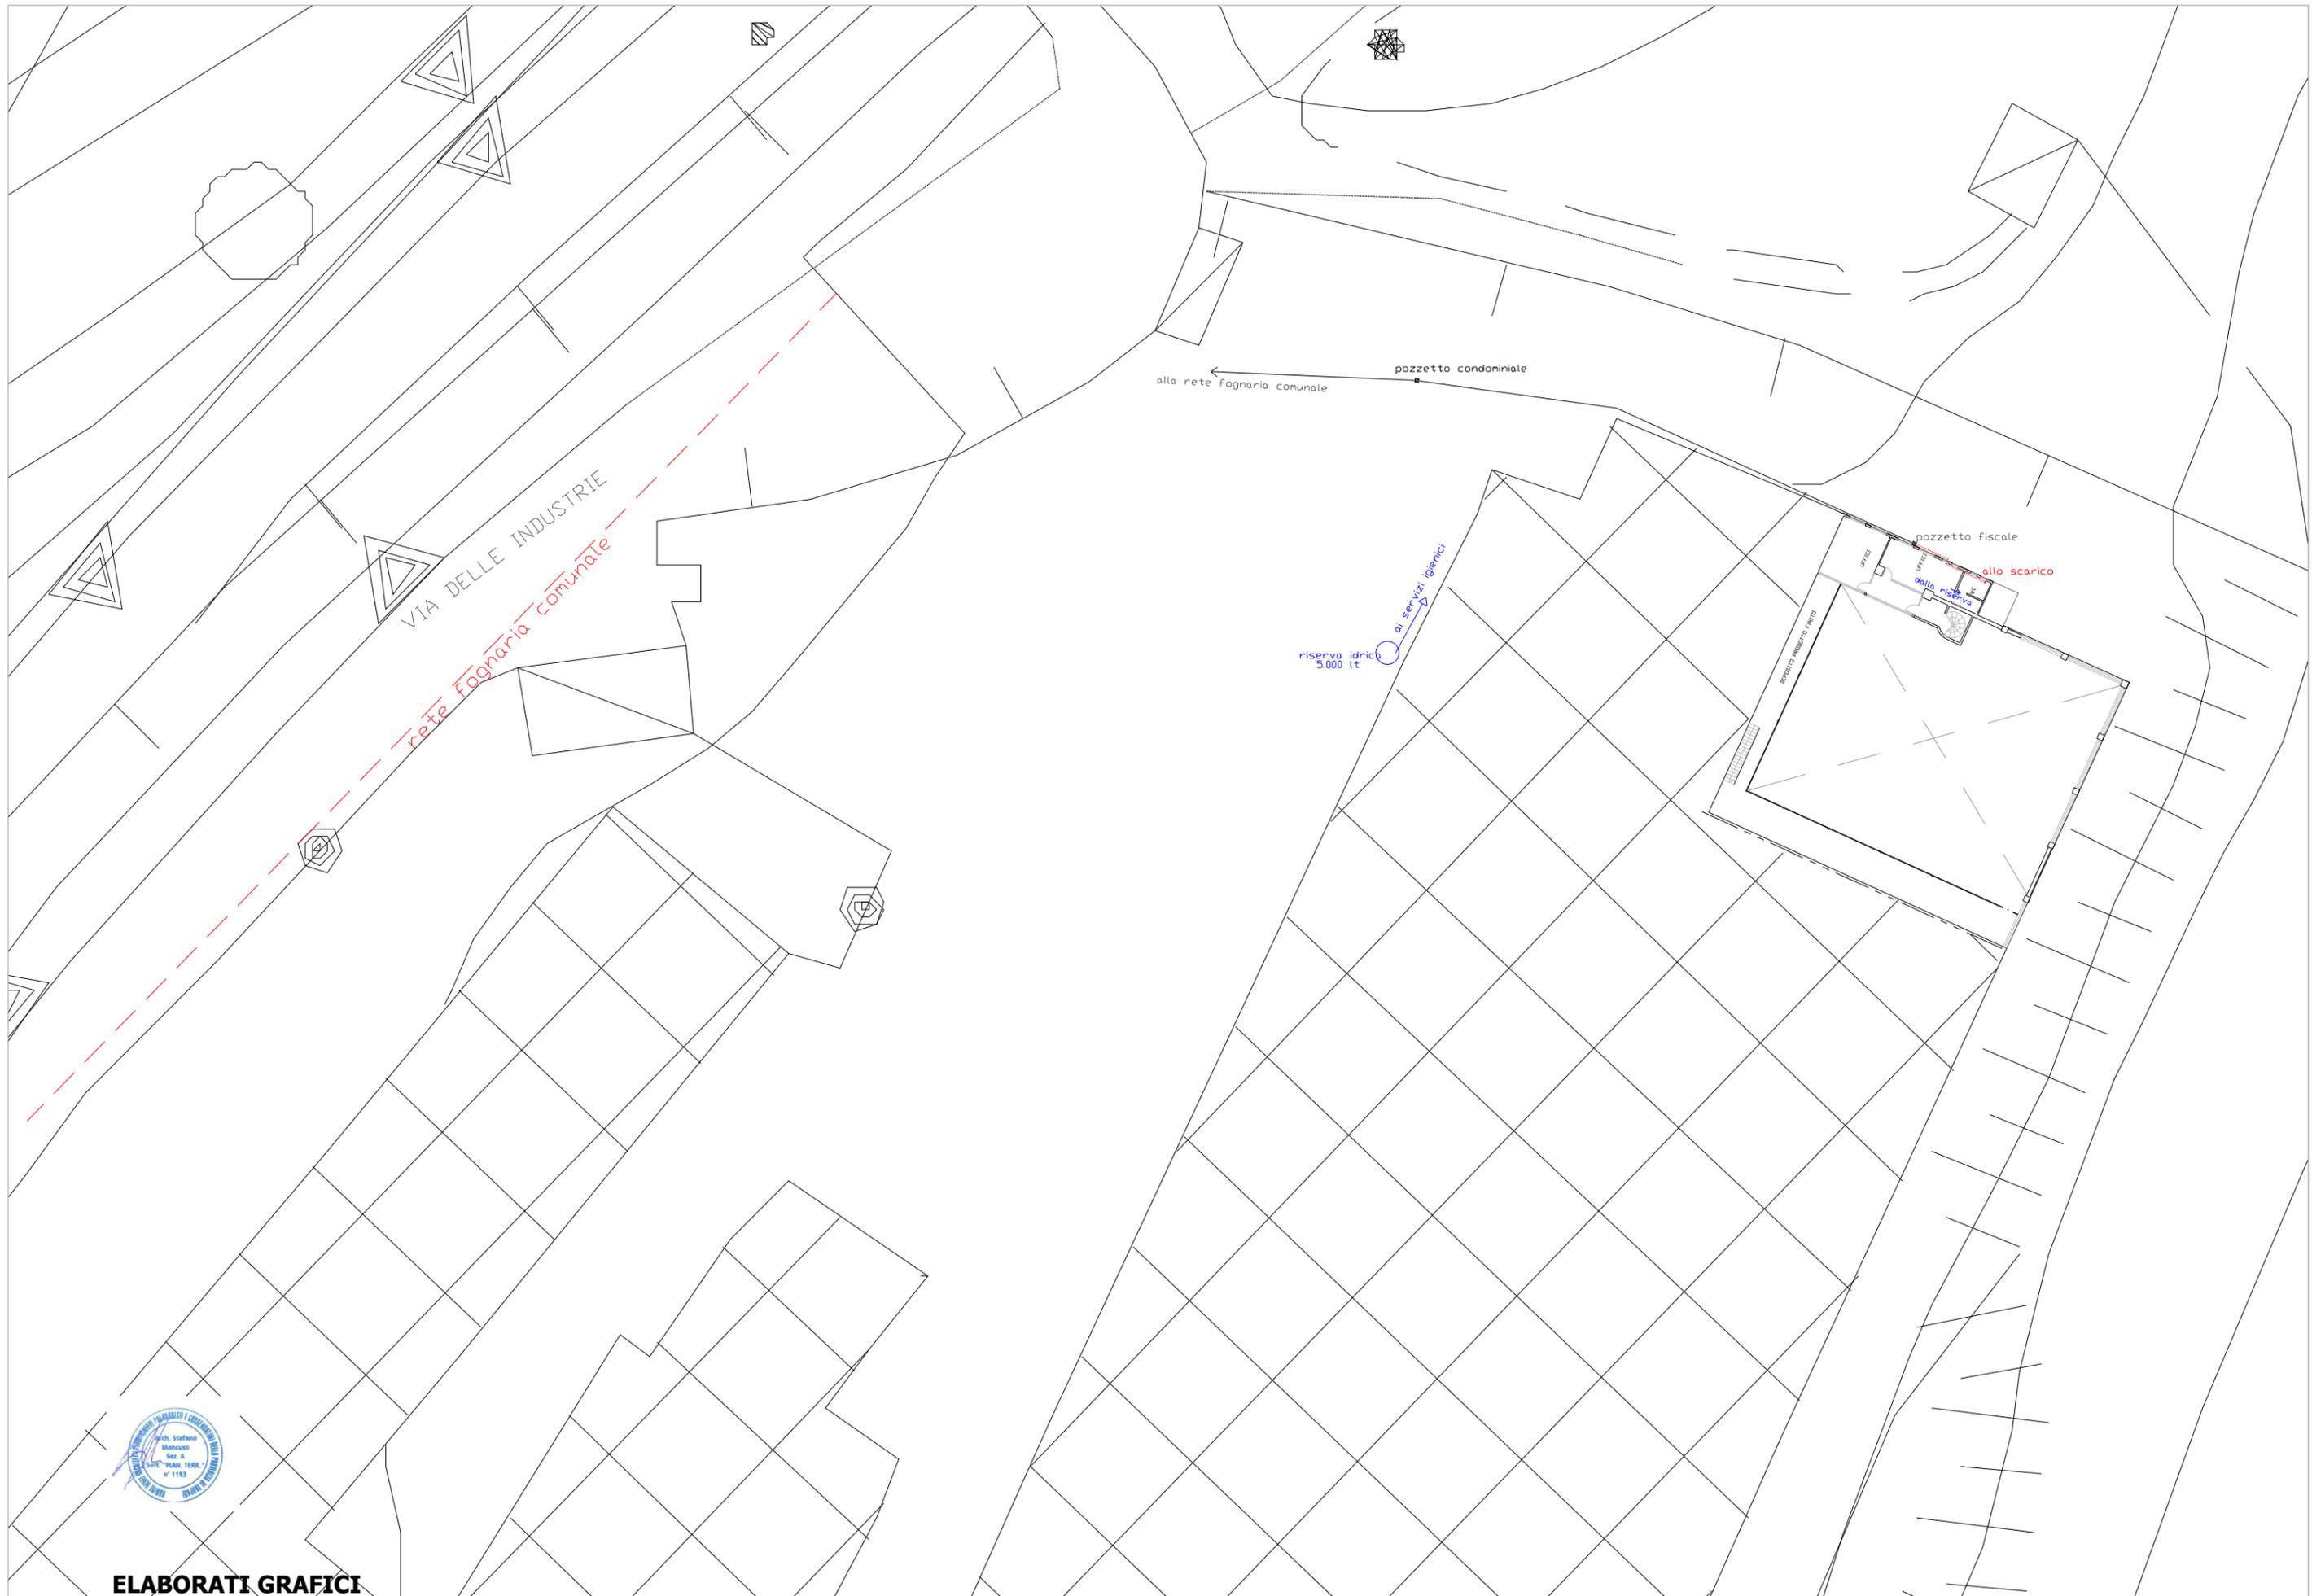

VIA DELLE INDUSTRIE
rete fognaria comunale

pozzetto condominiale
alla rete fognaria comunale

riserva idrica
5000 lt

ai servizi igienici

pozzetto fiscale
dalla riserva
allo scarico

spazio deposito



ELABORATI GRAFICI

PIANTA PIANO PRIMO - scarichi - scala 1:500