


COMUNE DI USTICA

PROVINCIA DI PALERMO

RICHIESTA AUTORIZZAZIONE ALLE EMISSIONI IN ATMOSFERA
DI GAS DI SCARICO DEI GRUPPI ELETTROGENI nn. 1, 2, 3 e 4, A
SERVIZIO DELLA CENTRALE ELETTRICA DI USTICA (PA).
EX D.Lgs 152/06

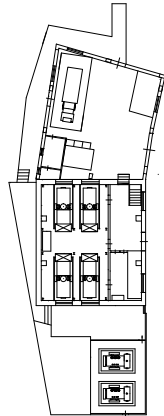

D'Anna & Bonaccorsi s.n.c.
CENTRALE ELETTRICA DI USTICA
via C. Colombo n. 3 - Ustica (PA)


TAV.	REV.	DATA	SCALA	ELABORATO
3	B	06/03/2024	1:100	SEZIONI SIGNIFICATIVE

IL COMMITTENTE

IL TECNICO




ERGON AMBIENTE LAVORO S.R.L.
VIA DUCA DELLA VERDURA, 63 - 90145-PALERMO - TEL. 091.340837-FAX. 091.6582197

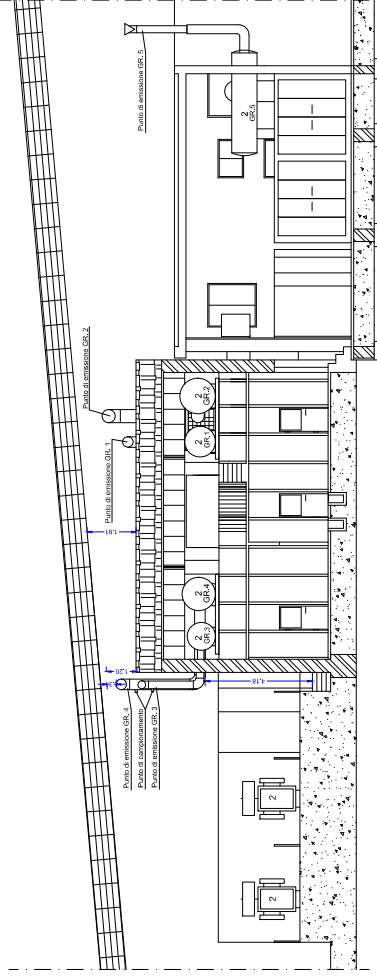


SEZIONE A-A SCALA 1:100


- 1 Gruppi elettrogeni
- 2 Trasformatore
- 3 Silenziatori gruppi elettrogeni
- 4 Quadri elettrici

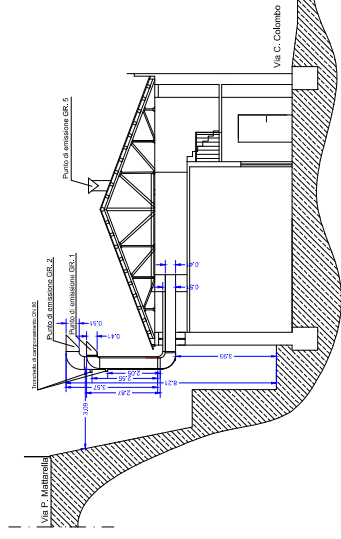

SEZIONE B - B SCALA 1:100

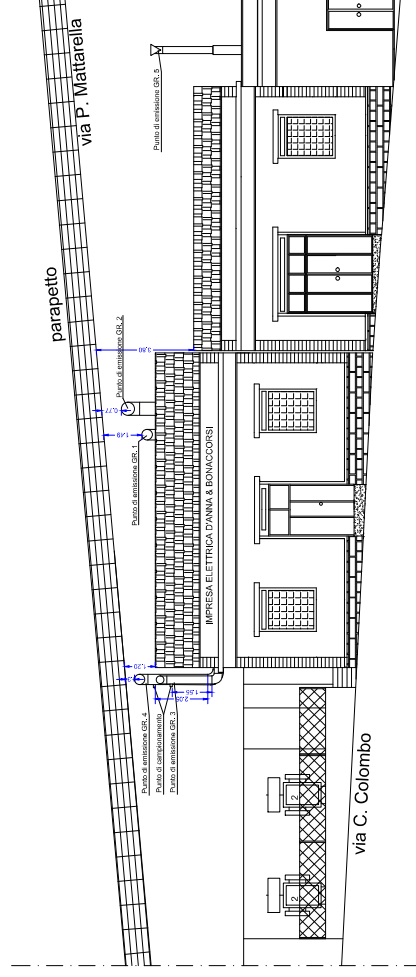

SEZIONE C - C SCALA 1:100

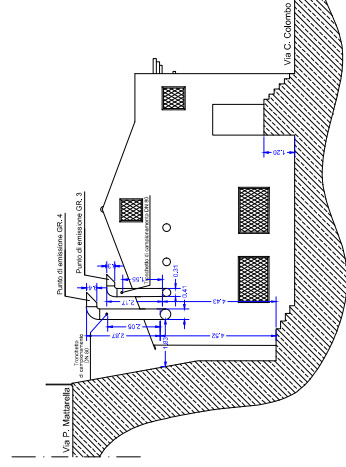


SEZIONE D - D SCALA 1:100

COMUNE DI USTICA

PROVINCIA DI PALERMO

RICHIESTA AUTORIZZAZIONE ALLE EMISSIONI IN ATMOSFERA
DI GAS DI SCARICO DEI GRUPPI ELETTROGENI (m. 1,2,3 e 4, A
SERVIZIO DELLA CENTRALE ELETTRICA DI USTICA (PA),
EX D.Lgs 452/08

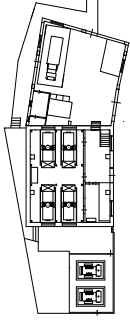

D'Anna & Bonaccorsi s.n.c.
CENTRALE ELETTRICA DI USTICA
Via C. Colombo n. 3 - Ustica (PA)


DESC.	RELA.	DATA.	SCALE.	CONTENUTO.
2	0	01/03/2024	1:100	PIANTI PIANO TERRA, SEMPLICI E COPERTURE

1. COMMITTENTE

1. TECNICO




ERIGON AMBIENTE E LAVORO S.R.L.
VIA DUCIA DELLA VESGARA, 65 - 90136 PALERMO - TEL. 091.548174 - FAX. 091.63521917

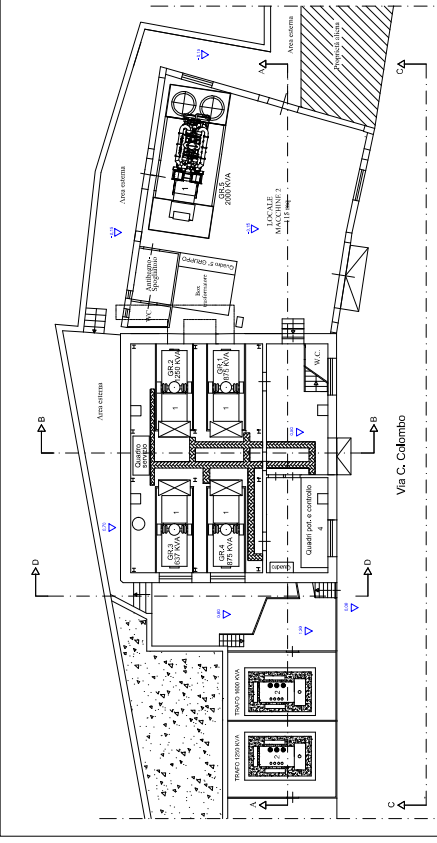


PIANTA PIANO TERRA - SCALA 1:100

- 1 Gruppi elettrogeni
- 2 Trasformatore
- 3 Sfilanzatori gruppi elettrogeni
- 4 Quaini elettrici

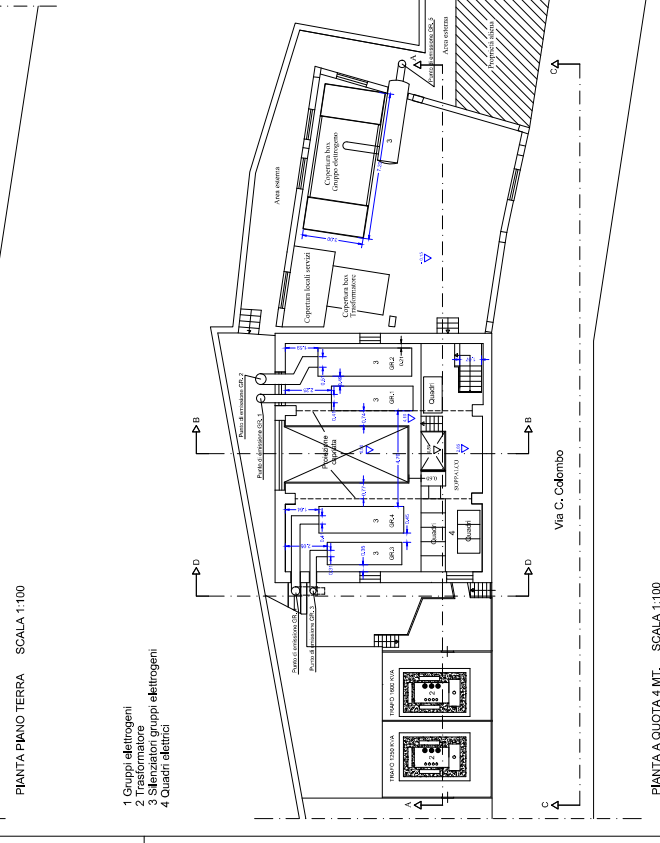

PIANTA A QUOTA 4 MT. - SCALA 1:100

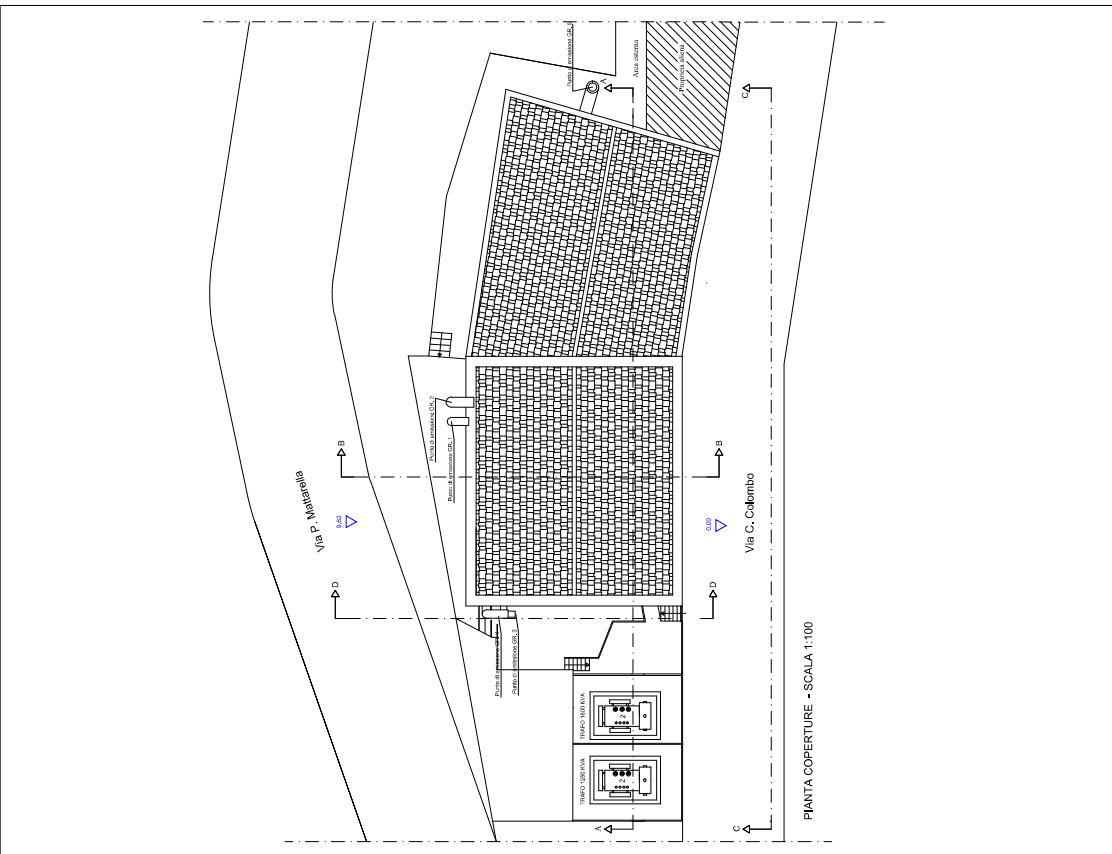

PIANTA COPERTURE - SCALA 1:100