

# COMUNE DI CASTRONOVO DI SICILIA

## PALERMO

**COMMITTENTE:**

Azienda Agricola F.Ili Rosato Società Semplice Agricola,  
con sede in via Pellitteri 21, 90030 Castronovo di Sicilia  
(PA) P.IVA 06819330827

**TECNICO INCARICATO:**

Arch. Rosario Sgrò  
via del Mercato 4\_  
90030, Castronovo di Sicilia (PA)



**OGGETTO:** Istanza di Autorizzazione Unica Ambientale ai sensi del DPR 13 Marzo 2013 n. 59 per scarichi di acque reflue di cui al capo II del titolo IV della sezione II della Parte terza del decreto legislativo 3 aprile 2006, n. 152 relativi all'avvio dell'attività di opificio per lo stoccaggio, la lavorazione, trasformazione della mandorla e commercializzazione dell'azienda agricola F.Ili Rosato SS ricadente in agro di Castronovo di Sicilia in contrada Cugno Grande snc censito al catasto fabbricati al foglio 39 particella 1132.

**DESCRIZIONE ELABORATO:****PROGETTO:**

- ☐ Pianta layout attrezzature
- ☐ Planimetria generale con individuazione dell'impianto di scarico acque reflue
- ☐ Pianta con individuazione dell'impianto di scarico delle acque reflue

**SCALA:**

1:200

1:50


1:200

TECNICO INCARICATO	DATA
Arch. R. Sgrò	

LA DITTA	DATA
Azienda Agricola F.Ili Rosato	

APPROVAZIONI

PIANTA LAYOUT ATTREZZATURE  
scala 1:200

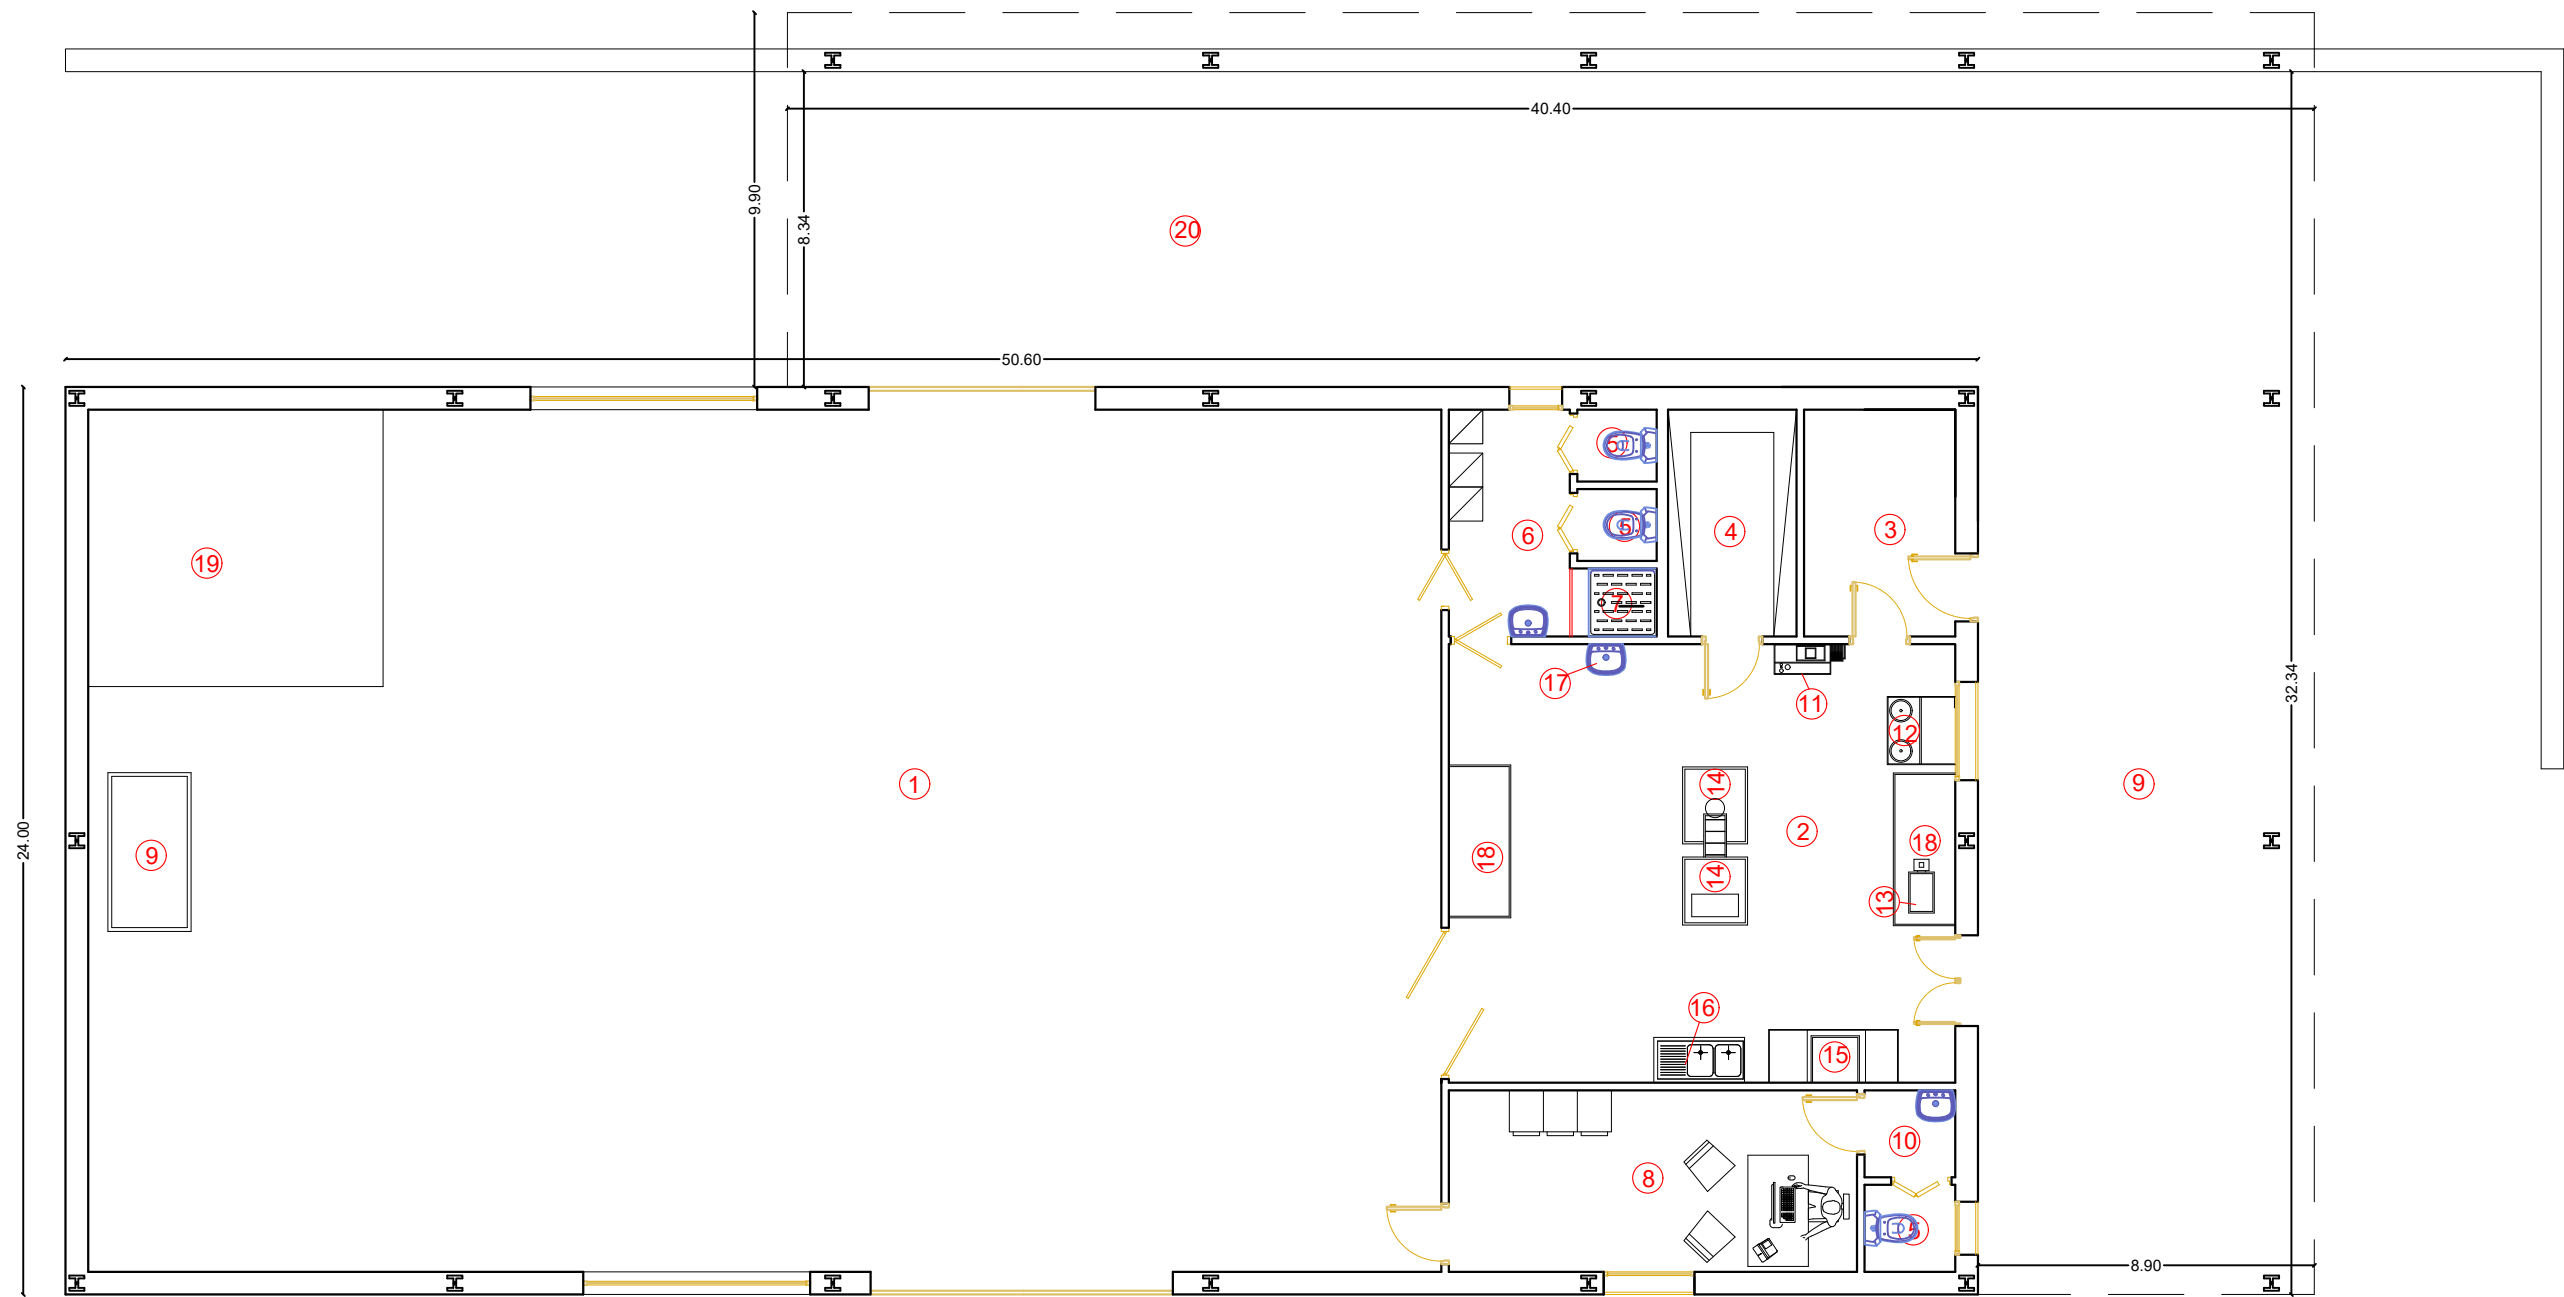

PIANTA PIANO TERRA

LEGENDA:

- |  |                             |                              |  |  |
|--|-----------------------------|------------------------------|--|--|
| ① Laboratorio (Zona Sporca)              | ⑥ Ant. - w.c. - Spogliatoio | ⑪ Sbuccia Mandorle           | ⑯ Lavello a Due Fondi a con azionamento a Pedale | ⊕ Chiusino a Chiusura Idraulica                            |
| ② Laboratorio (Zona Pulita)              | ⑦ Doccia                    | ⑫ Bollitore per Mandorle     | ⑰ Lavello a Un Fondo con azionamento a Pedale    | ⊠ Armadietto prodotti per la pulizia con chiusura a chiave |
| ③ Deposito Prodotto Finito               | ⑧ Locale Amministrativo     | ⑬ Raffinatrice a Rulli       | ⑱ Bancone per Appoggio                           | ⊡ Armadietti indumenti                                     |
| ④ Deposito Materiale per Confezionamento | ⑨ Rompi Guscio              | ⑭ Bilancia a Scarico Manuale | ⑲ Deposito Zona Sporca                           |  |
| ⑤ W.c.                                   | ⑩ Ant. - w.c.               | ⑮ Saldatrice Continua        | ⑳ Tettoia Deposito Mezzi Agricoli                |  |

## COMUNE DI CASTRONOVO DI SICILIA (PA)


Istanza di Autorizzazione Unica Ambientale ai sensi del DPR 13 Marzo 2013 n. 59 per scarichi di acque reflue di cui al capo II del titolo IV della sezione II della Parte terza del decreto legislativo 3 aprile 2006, n. 152 relativi all'avvio dell'attività di opificio per lo stoccaggio, la lavorazione, trasformazione della mandorla e commercializzazione dell'azienda agricola F.Ili Rosato SS ricadente in agro di Castronovo di Sicilia in contrada Cugno Grande snc censito al catasto fabbricati al foglio 39 particella 1132.

Ditta: Azienda Agricola F.Ili Rosato Società Semplice Agricola, con sede in via Pellitteri 21, 90030 Castronovo di Sicilia (PA) P.IVA 06819330827

Arch. Rosario Sgrò  
via del Mercato 4, 90030  
Castronovo di Sicilia PA



PLANIMETRIA GENERALE CON INDIVIDUAZIONE DELL'IMPIANTO DI SCARICO DELLE ACQUE REFLUE  
scala 1:50

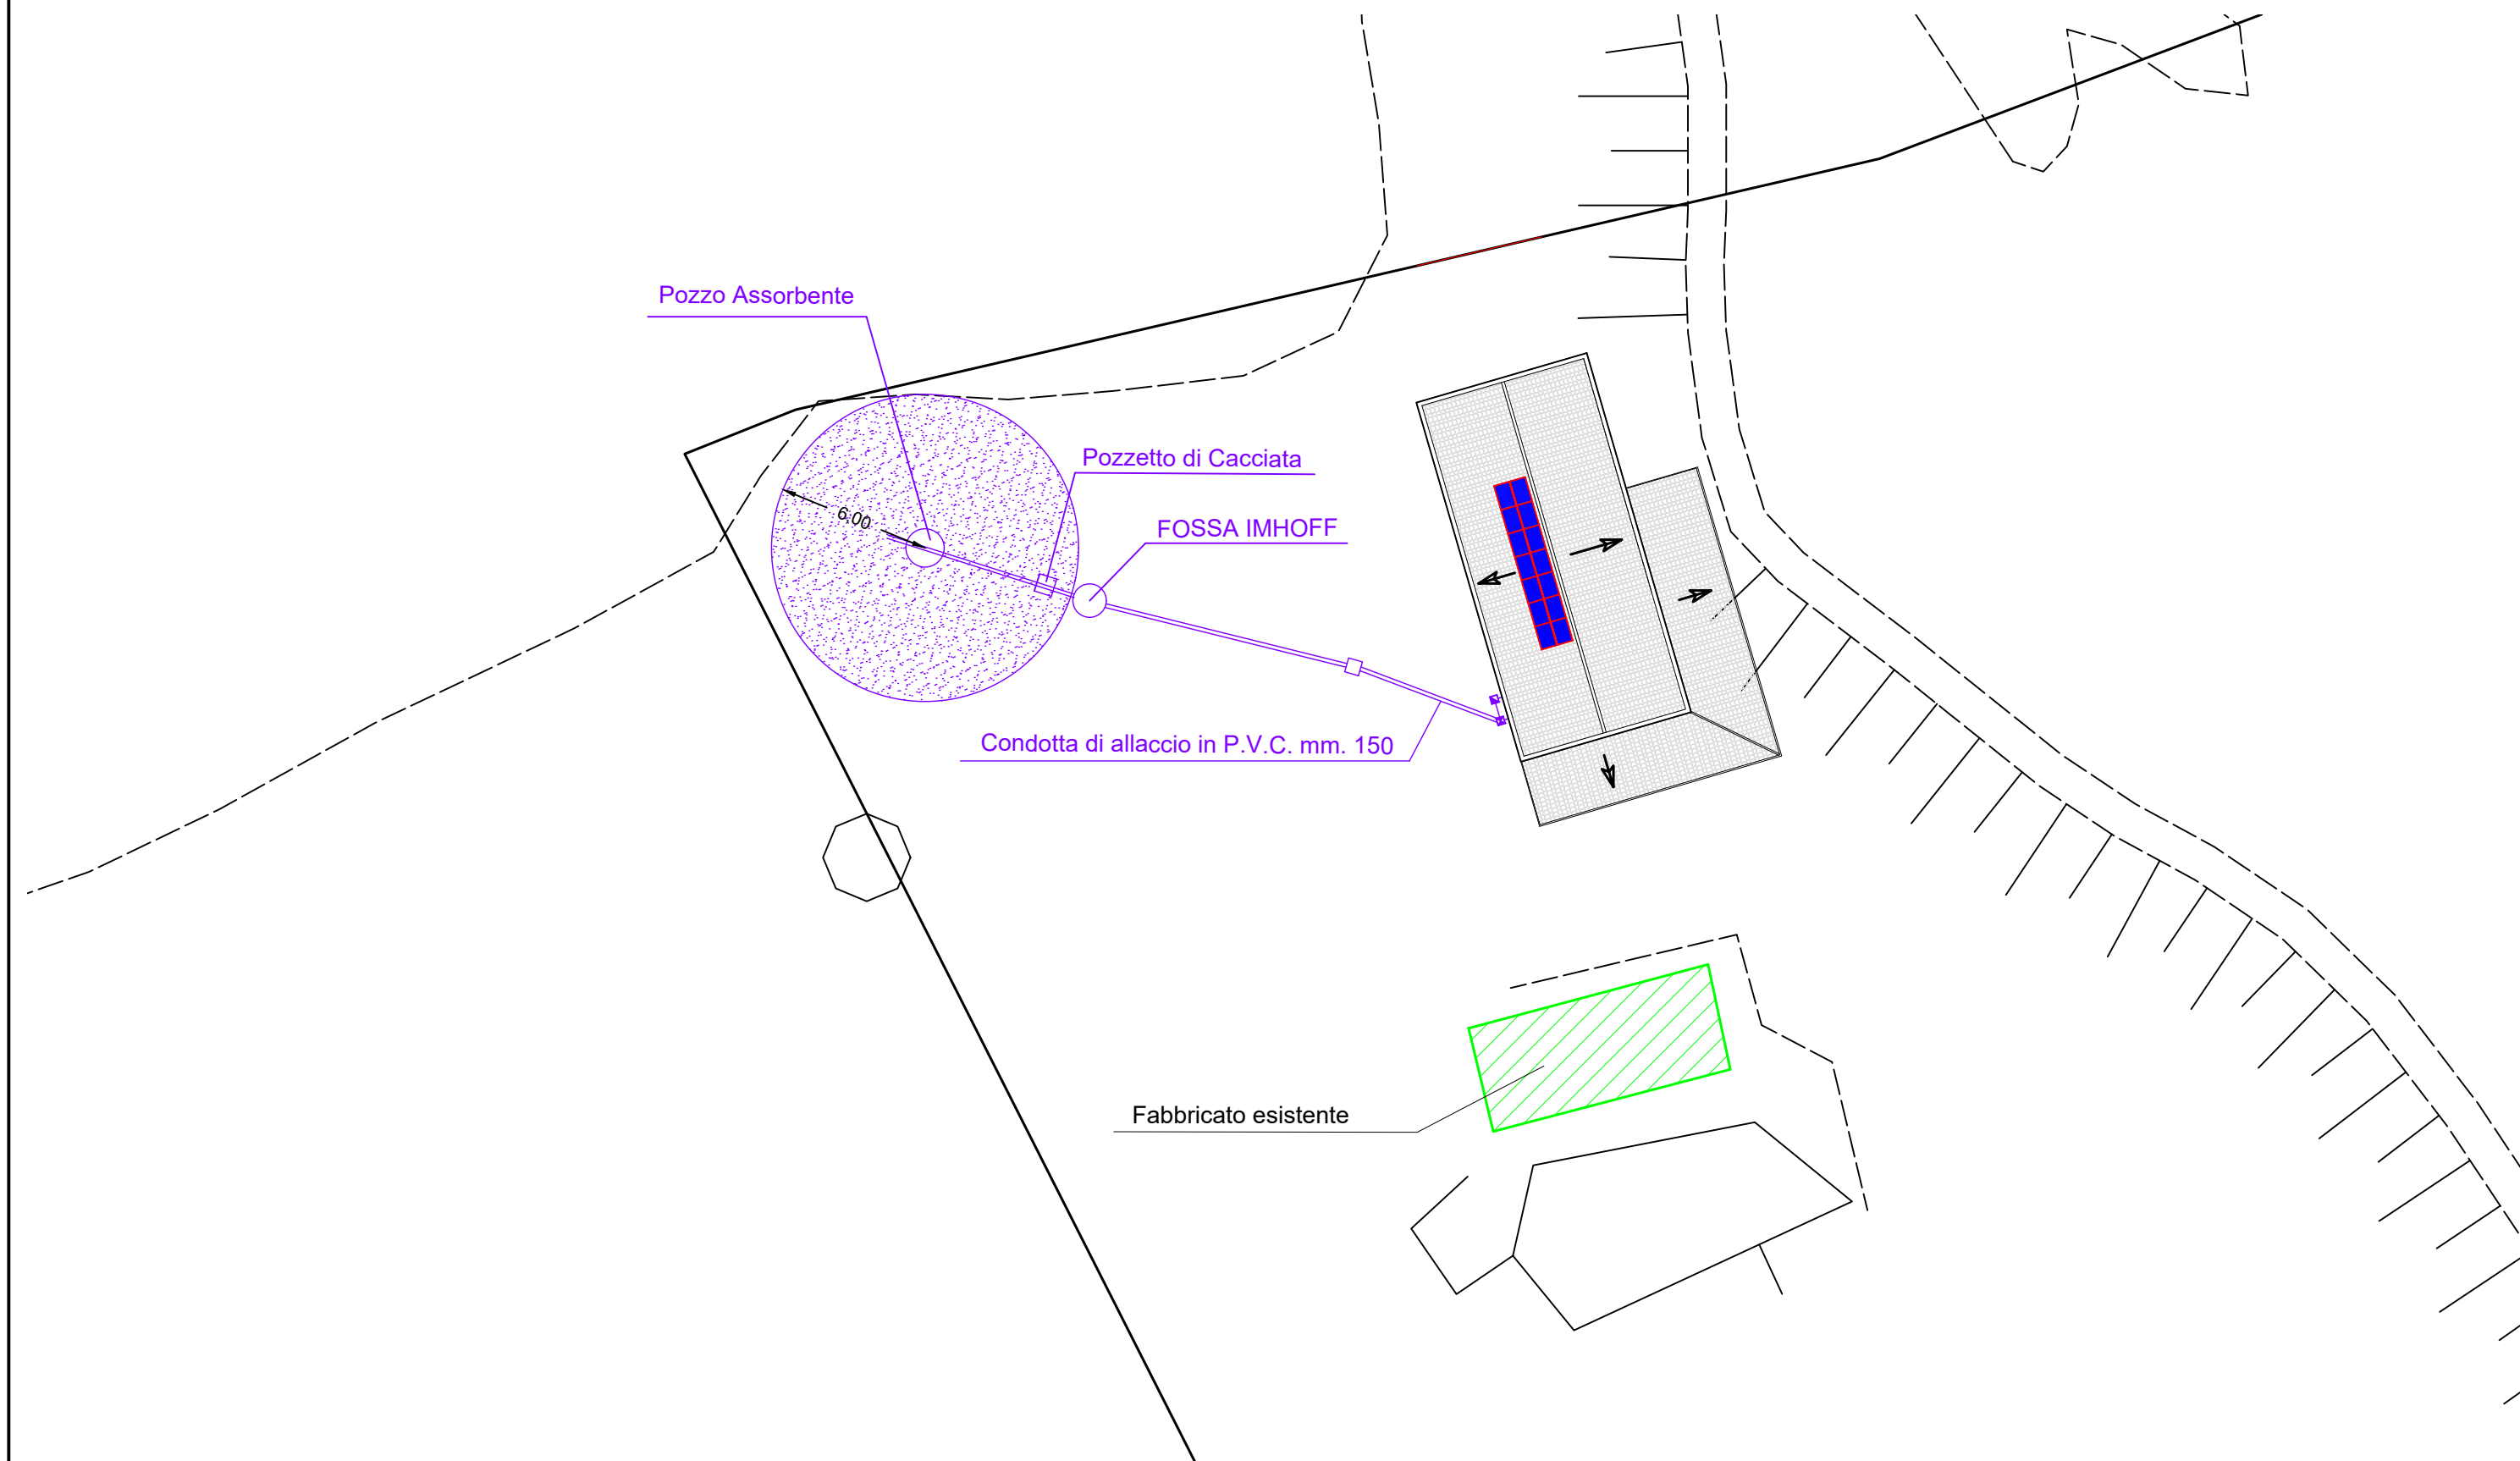


COMUNE DI CASTRONOVO DI SICILIA (PA)

Istanza di Autorizzazione Unica Ambientale ai sensi del DPR 13 Marzo 2013 n. 59 per scarichi di acque reflue di cui al capo II del titolo IV della sezione II della Parte terza del decreto legislativo 3 aprile 2006, n. 152 relativi all'avvio dell'attività di opificio per lo stoccaggio, la lavorazione, trasformazione della mandorla e commercializzazione dell'azienda agricola F.Ili Rosato SS ricadente in agro di Castronovo di Sicilia in contrada Cugno Grande snc censito al catasto fabbricati al foglio 39 particella 1132.  
Ditta: Azienda Agricola F.Ili Rosato Società Semplice Agricola, con sede in via Pellitteri 21, 90030 Castronovo di Sicilia (PA) P.IVA 06819330827

Arch. Rosario Sgrò  
via del Mercato 4,90030  
Castronovo di Sicilia PA




PIANTA CON INDIVIDUAZIONE DELL'IMPIANTO DI SCARICO ACQUE REFLUE  
scala 1:200

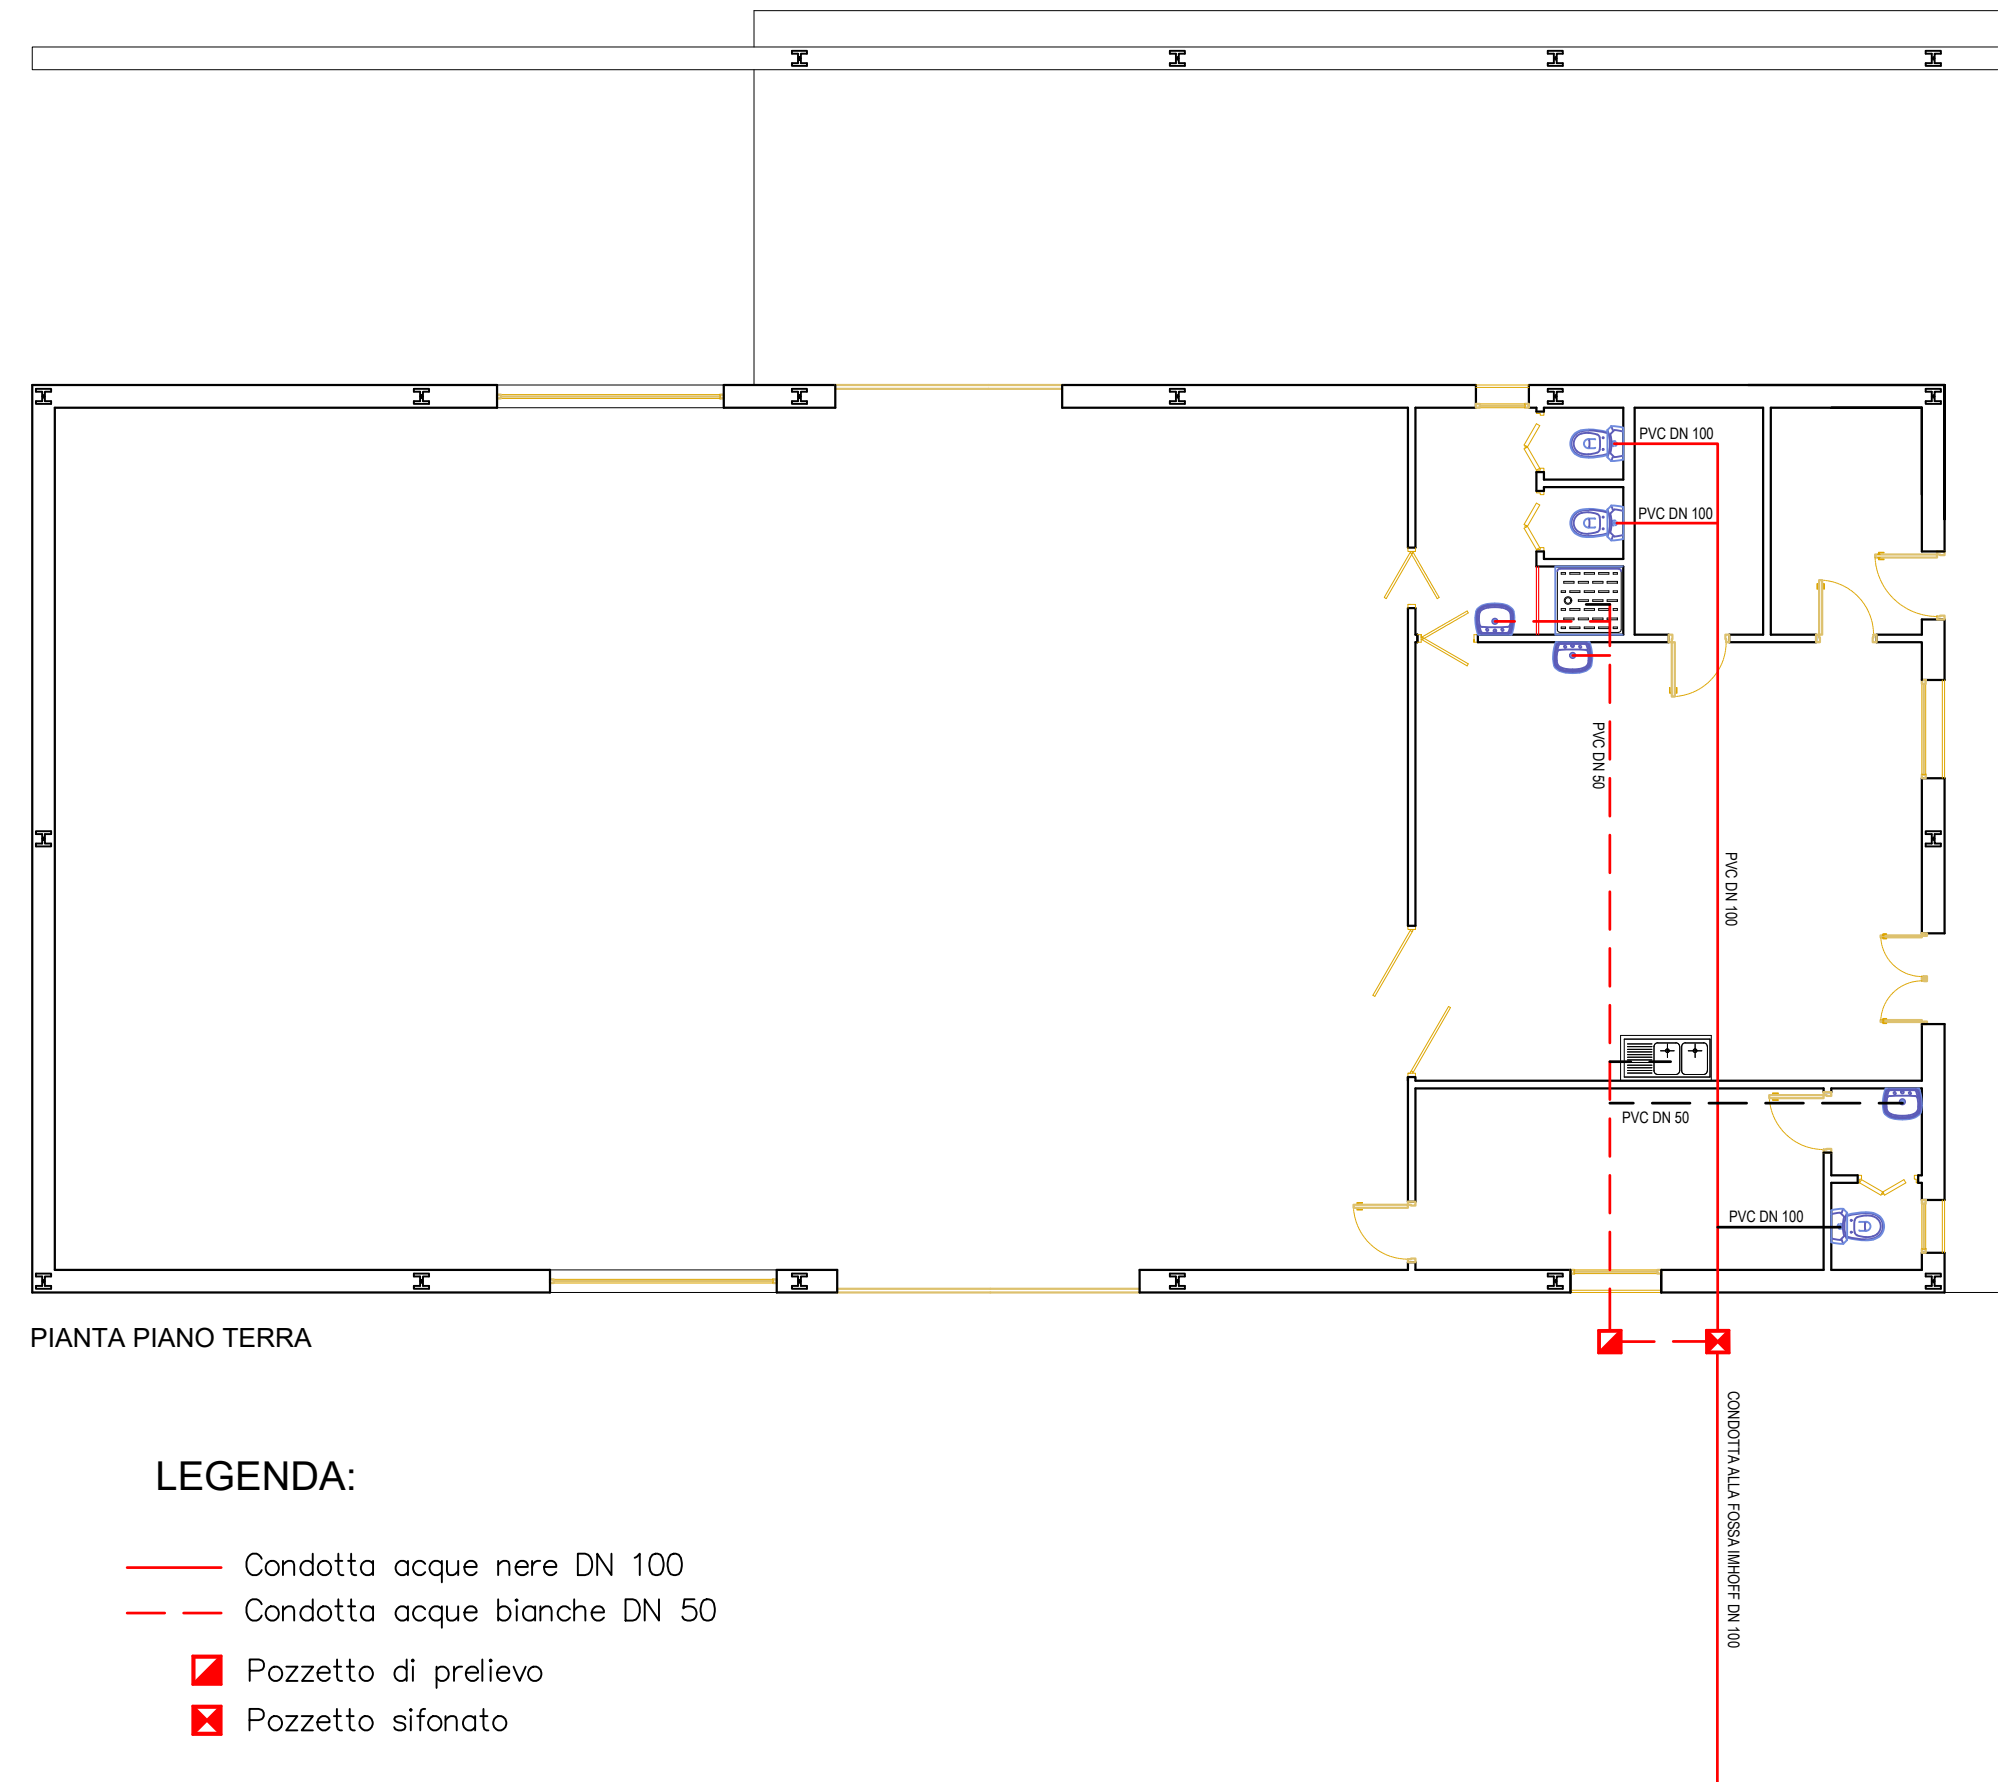

LEGENDA:

- Condotta acque nere DN 100
- - - Condotta acque bianche DN 50
- ☐ Pozzetto di prelievo
- ☒ Pozzetto sifonato

Particolare pozzetto sifonato

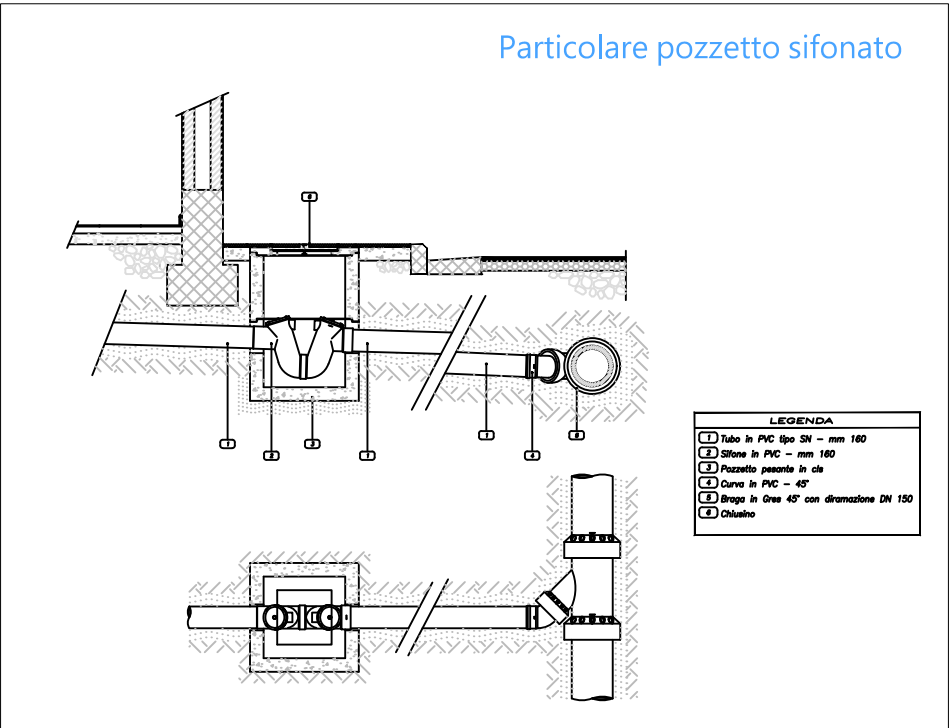

Particolare fossa imhoff

