


Sezione "A-A"

Sezione "B-B"

Sezione "C-C"

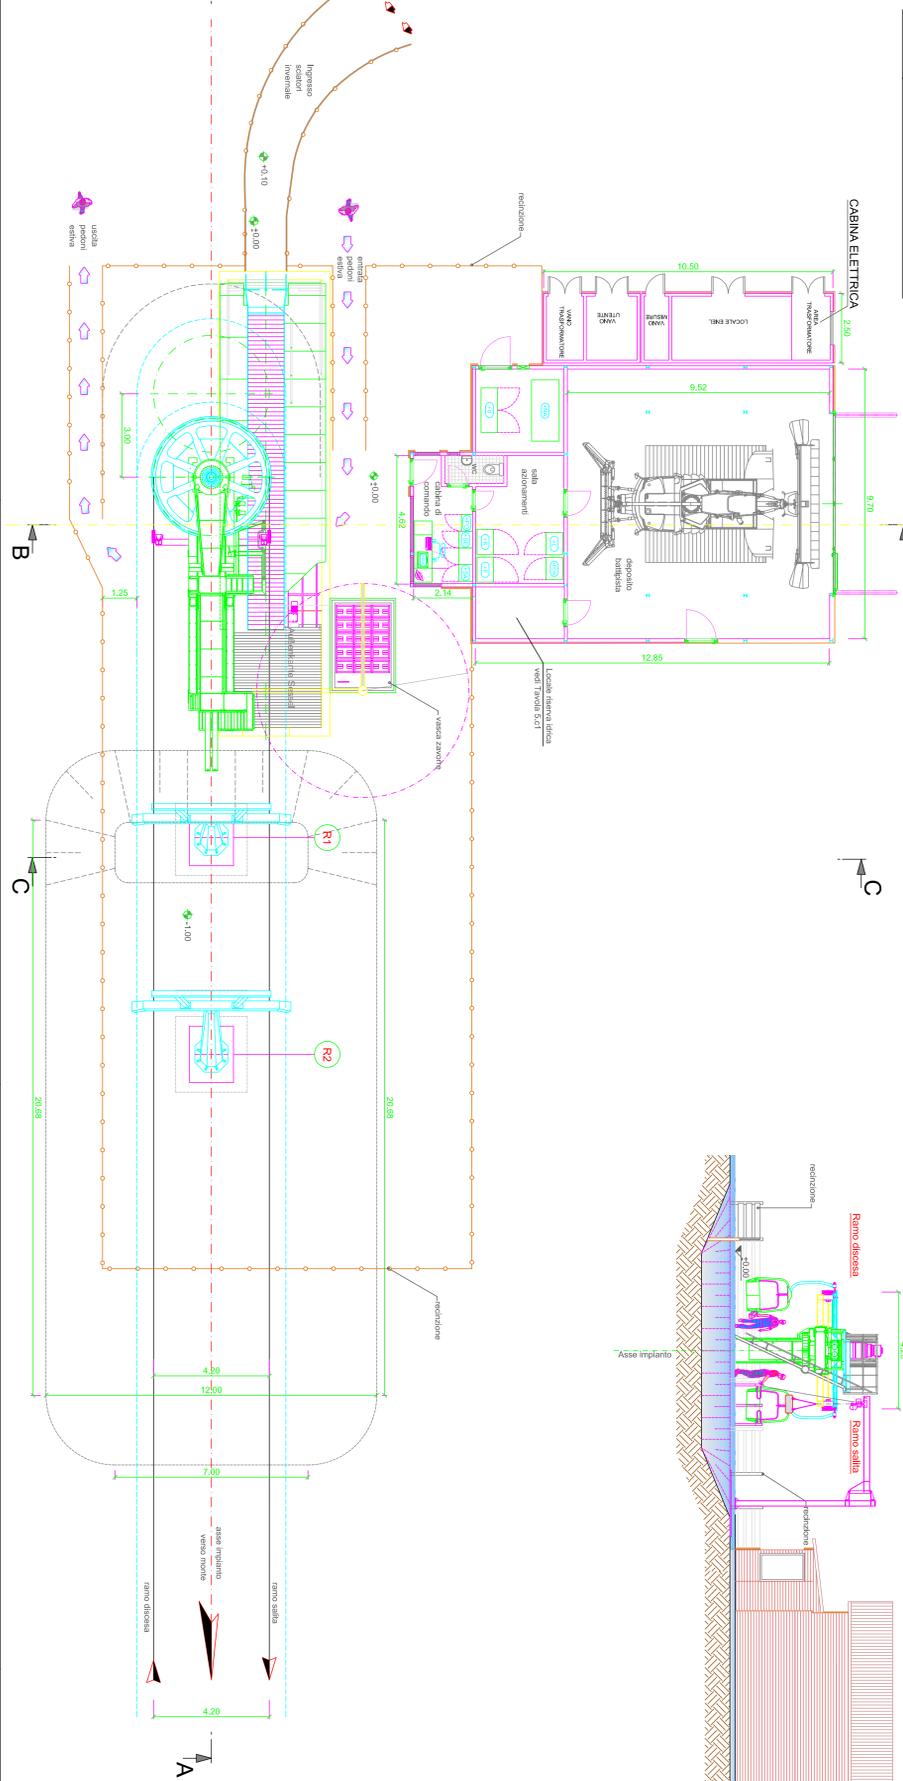


piano imbarco (quota neve)
±0.00 = 1562.90 m s.l.m.


PERCORSI PERSONALI

Scala 1/100


<p>PROVINCIA REGIONALE DI PALERMO Direzione Manutenzione Edilizia Scolastica, Manutenzione Edilizia Turistica Sportiva e per le Attività Produttive, Nuova Edilizia Scolastica, Farmaceutica, Turistico Sportiva</p>		<p>INFRASTRUTTURE PER LA FRUIZIONE TURISTICO-SPORTIVA DI PIANO BATTAGLIA AMMODERNAMENTO IMPIANTI DI RISALTA</p>	
<p>PROGETTO DEFINITIVO</p>		<p>5a</p>	
<p>DATA Aprile 2014</p>	<p>ELABORATO Particolari stazione motrice di valle seggiovia</p>	<p>CONSULENZA ALLA PROGETTAZIONE Studio I.T.A. Ingegneria S.r.l. Via S. Maria Maddalena 10 91012 MARONE (CT) - Sicilia T. 091.24111111 - F. 091.24111111</p>	
<p>GRUPPO DI PROGETTAZIONE Progettista MAGNO MALOSIO Ing. Maurizio</p>		<p>Collaboratori PURPAZZELLA geom. Benedetto PASQUALINILE sig. Giovanni</p>	
<p>Il Direttore FARDULLA Ing. Simone</p>		<p>Il R.U.P. DI BELLA Ing. Fabrizio</p>	
<p>Il R.U.P. DI BELLA Ing. Fabrizio</p>		<p>MANONE sig. Francesco</p>	

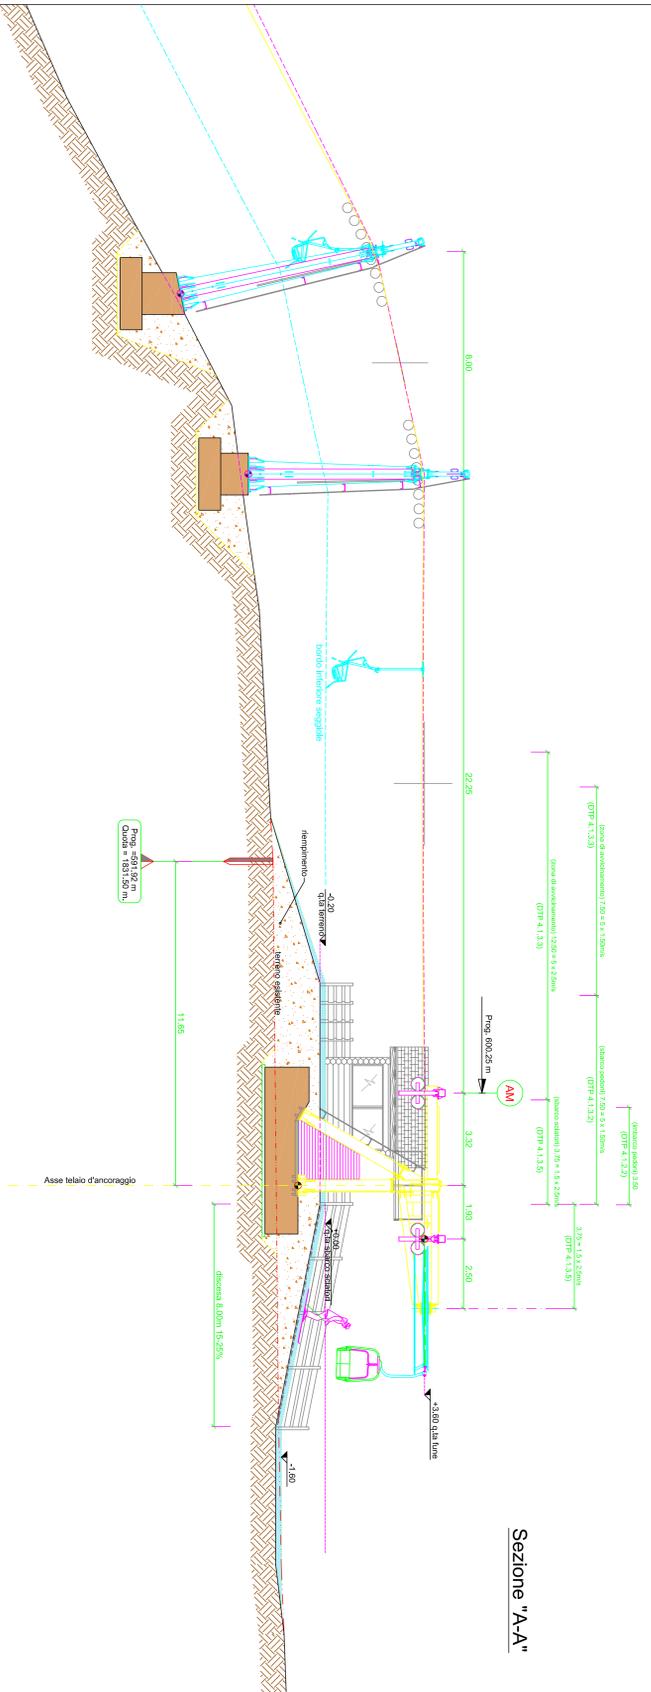


Sezione "A-A"

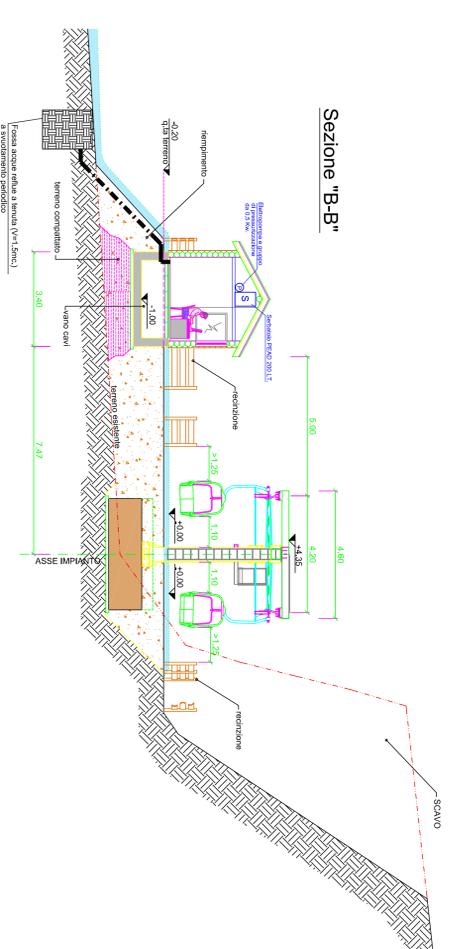

Sezione "B-B"

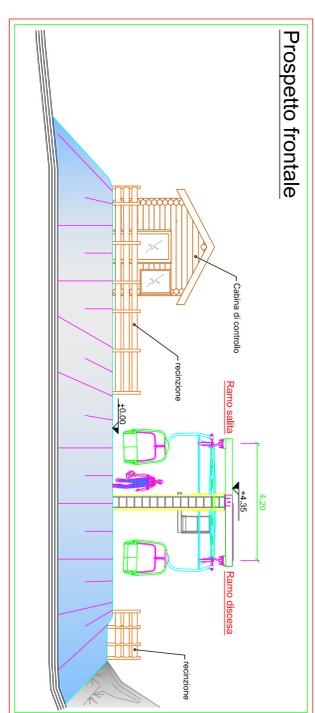

Prospetto frontale

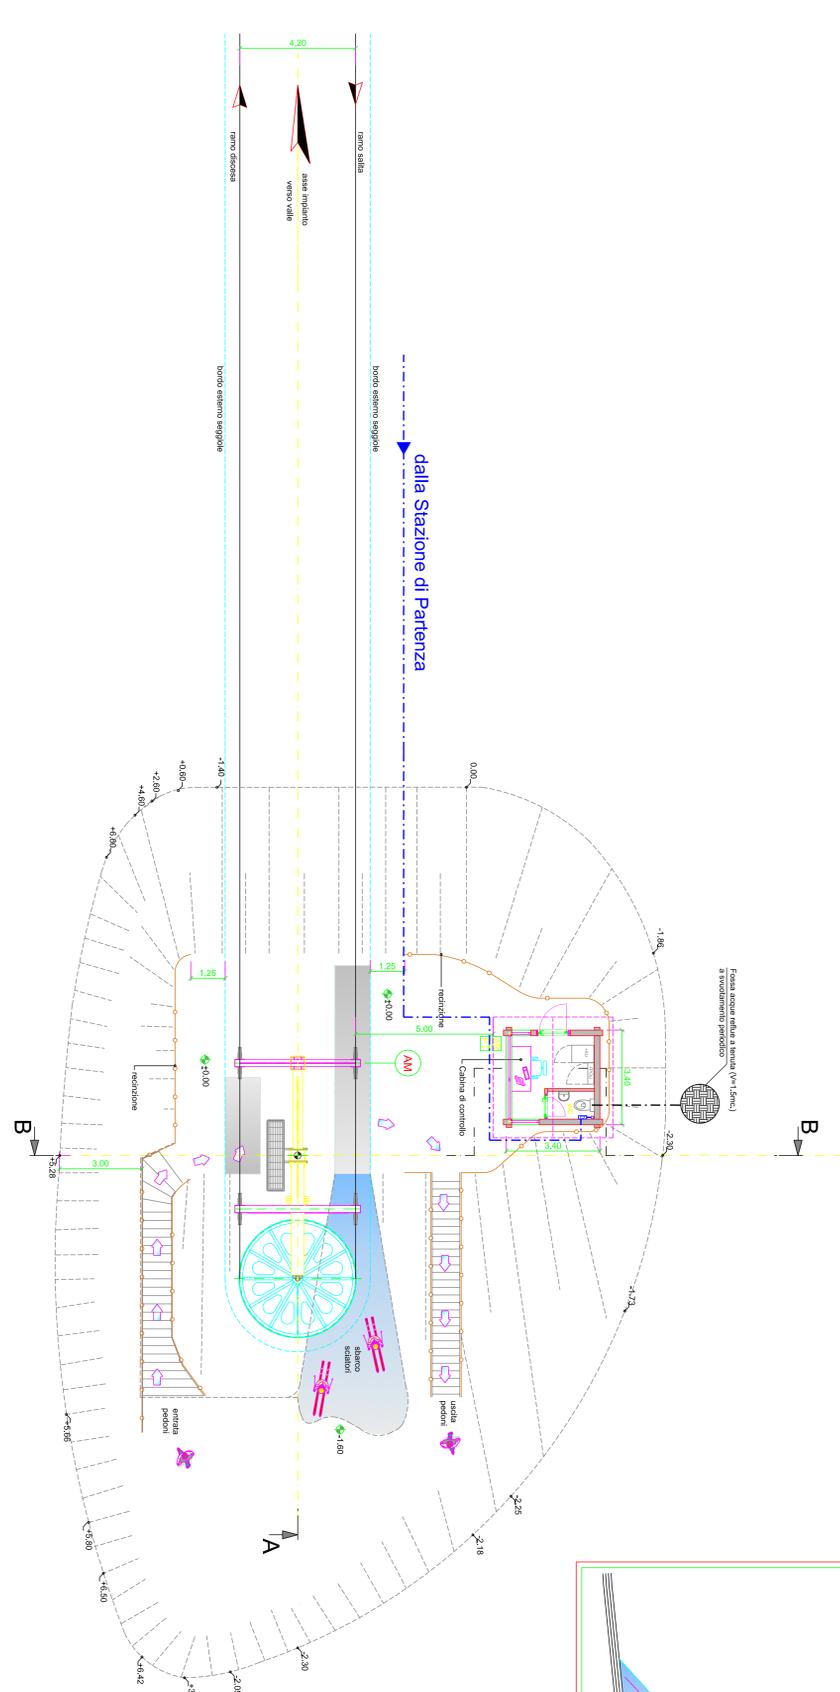

LENERGA EQUIPAGGIAMENTI ELETTRICI

+SU	cabina stazione arrivo
+QU	poteri centrali
PT	panna impiego
AK	calcestruzzo di armato
FR	panna impiego

piano imbarco (quota neve) ±0.00 = 1833.40 m s.l.m.

FERROVIA
FERROVIA

Scala 1/100

<p>PROVINCIA REGIONALE DI PALERMO Direzione Manutenzione Edifici Scolastici, Manutenzione Edilizia Turistica Sportiva e per le Attività Produttive, Nuova Edilizia Scolastica, Patrimoniale, Turistico Sportiva</p>		<p>INFRASTRUTTURE PER LA FRUIZIONE TURISTICO-SPORTIVA DI PIANO BATTAGLIA AMMODERNAMENTO IMPIANTI DI RISALTA</p>	<p>PROGETTO DEFINITIVO</p>
<p>DATA Aprile 2014</p>	<p>ELABORATO Particolari stazione motrice di monte seggiovia</p>		
<p>Il Direttore PARODOLA Ing. Simone</p>	<p>Il RUP DI BELLA Ing. Franco</p>	<p>CONSULENZA ALLA PROGETTAZIONE Studio T.E.A. Ingegneria s.r.l. Il Direttore Tecnico e Amministrativo TUMMINELLO Ing. Sergio</p>	
<p>GRUPPO DI PROGETTAZIONE Progettista MAGGIO MAUSO Ing. Maurizio</p>		<p>Collaboratori PUPAZZILLA agron. Benedicchio PASSAFIUME Ing. Giovanni</p>	
<p>MANCONE Ing. Francesco</p>		<p>MANCONE Ing. Francesco</p>	



PROVINCIA REGIONALE DI PALERMO
Direzione Manutenzione Edifici Scolastici, Manutenzione Edilizia
Turistica Sportiva e per le Attività Produttive,
Nuova Edilizia Scolastica, Patrimoniale, Turistico Sportiva

**INFRASTRUTTURE PER LA FRUIZIONE
TURISTICO-SPORTIVA DI PIANO BATTAGLIA
AMMODERNAMENTO IMPIANTI DI RISALTA**

PROGETTO DEFINITIVO

DATA
Aprile 2014

ELABORATO
Manufatto di servizio seggiovia:
Carpenterie strutturali

5C.2

CONSULENZA ALLA PROGETTAZIONE
Studio T.E.T.A. Ingegneria s.r.l.
Il Direttore Tecnico e Amministrativo
TUNMINELLO Inq. Sergio

GRUPPO DI PROGETTAZIONE


Progettista
MAGRO MALOSSO Inq. Maurizio

Collaboratori
PIREVAZZELLA geom. Benedetto
FAGSANTUONE sig. Giovanni


Il R.U.P.
MAMONE sig. Francesco

Il Direttore
FARDELLA Inq. Simone


DI BELLA Inq. Fabrizio

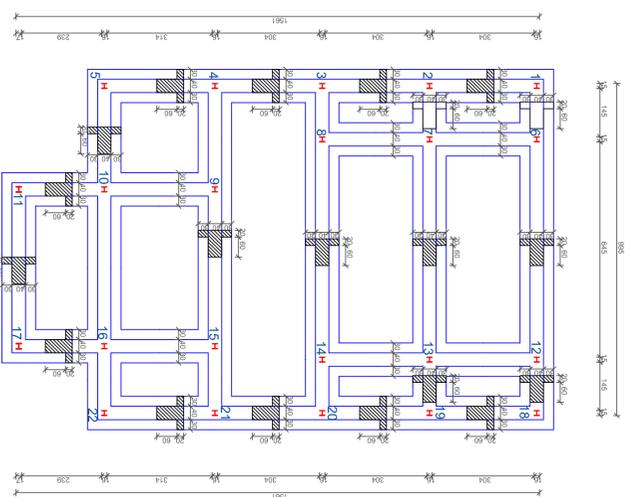


PIANTA TRAVI FONDAZIONI

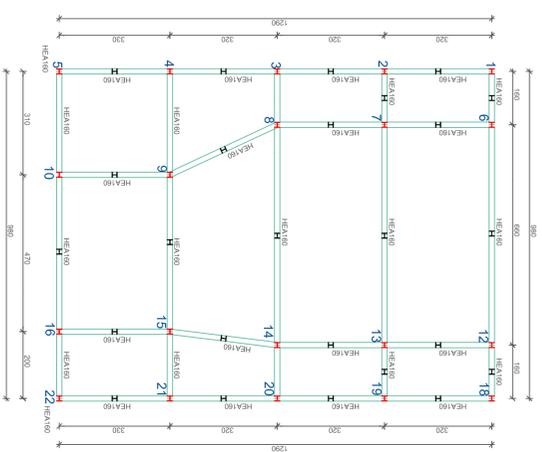


PIANTA TRAVI QUOTA +4.00

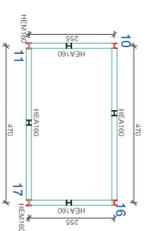

PIANTA TRAVI QUOTA +3.20

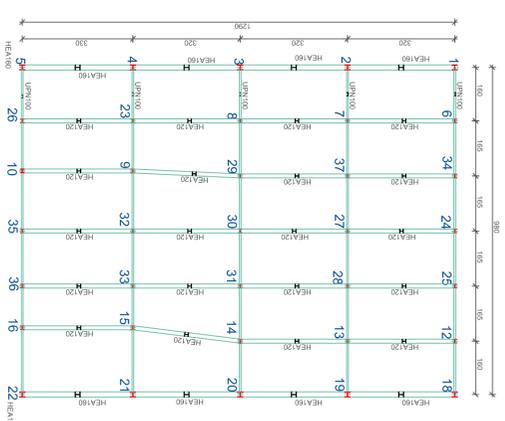

PIANTA TRAVI DI COPERTURA QUOTA +5.50

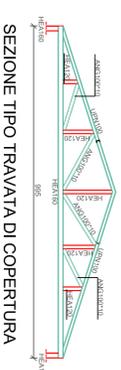

SEZIONE TIPO TRAVATA DI COPERTURA

scala 1 / 100



PROVINCIA REGIONALE DI PALERMO
Direzione Manutenzione Edifici Scolastici, Manutenzione Edilizia
Turistica Sportiva e per le Attività Produttive,
Nuova Edilizia Scolastica, Patrimoniale, Turistico Sportiva

**INFRASTRUTTURE PER LA FRUIZIONE
TURISTICO-SPORTIVA DI PIANO BATTAGLIA
AMMODERNAMENTO IMPIANTI DI RISALITA**

PROGETTO DEFINITIVO

DATA

Aprile 2014 **ELABORATO**
Manufatto di servizio seggiovia:
Esecutivi travi di fondazione

5C.3

CONSULENZA ALLA PROGETTAZIONE
Studio T.E.T.A. Ingegneria s.r.l.
Il Direttore Tecnico e Amministratore
TUMMINELLO Ing. Sergio

GRUPPO DI PROGETTAZIONE

Progettista
MAGRO MALO550 Ing. Maurizio

Collaboratori
PUSKAZZELLA geom. Benedetto













PASSARITONE sig. Giovanni

MANICONE sig. Francesco

Il Direttore
FARDELLA Ing. Simone

Il R.L.I.P.
DI BELLA Ing. Fabrizio


scala 1/100

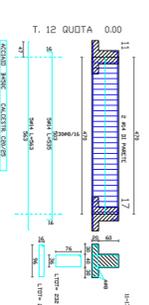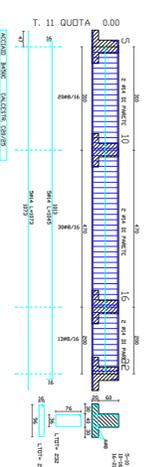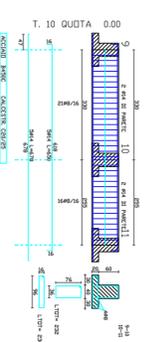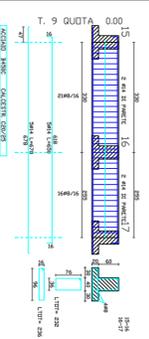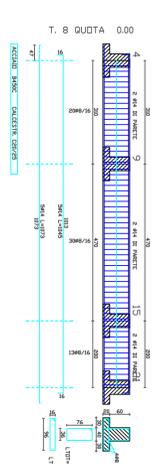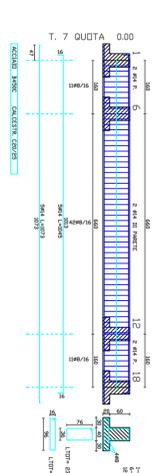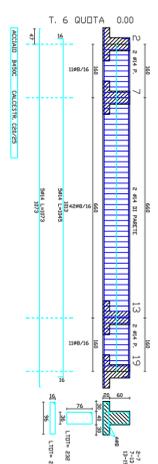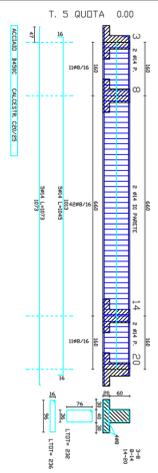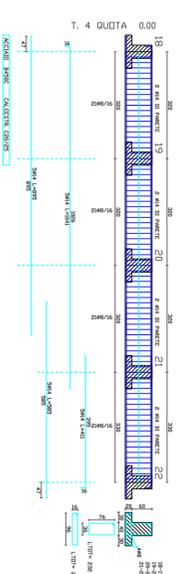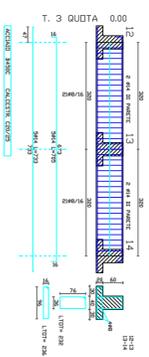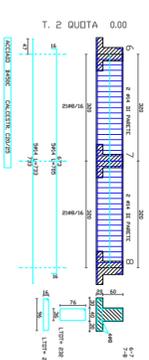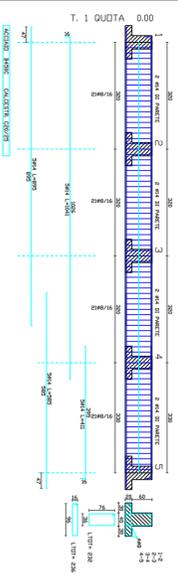


LEGENDA EQUIPAGGIAMENTI ELETTRICI	
+S4+L	quadro sicurezza motrice
+P04	power center (geniale)
PT	pulsante di arresto presso trappe
AR	pulsante di arresto
L= 1025, A=2000, P=625	
L= 755, A=1050, P=220	

piano imbarco (quota neve)
±0.00 = 1562.70 m s.l.m.


Sezione "A-A"

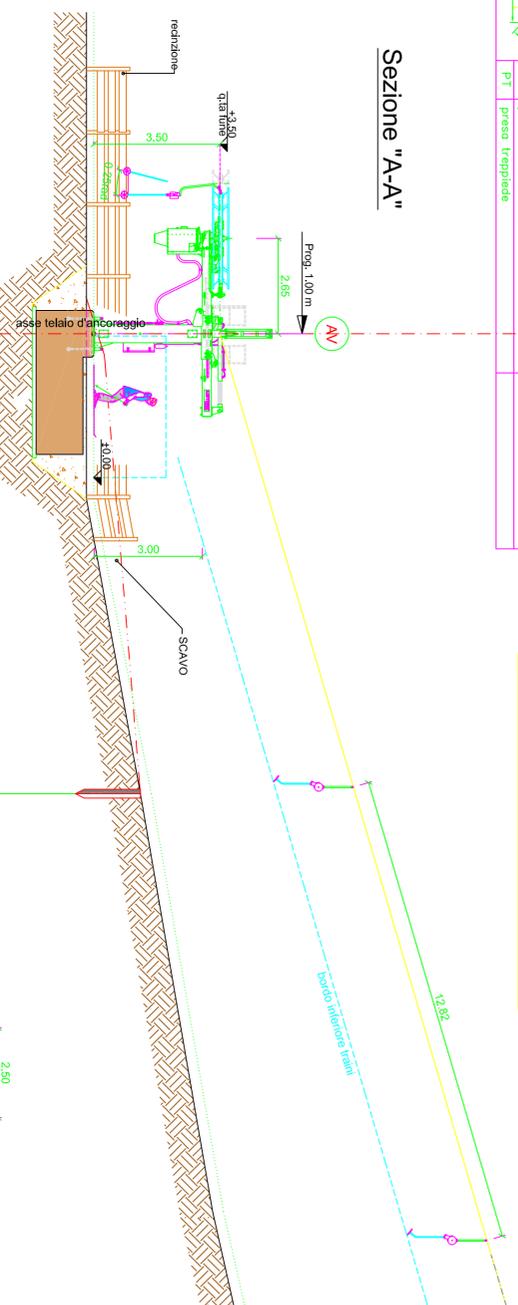


Sezione "B-B"

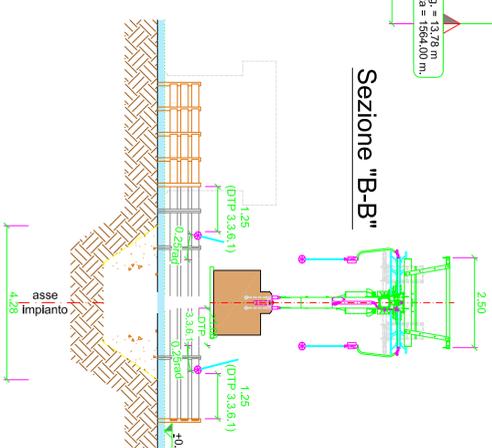

Pianta piano imbarco

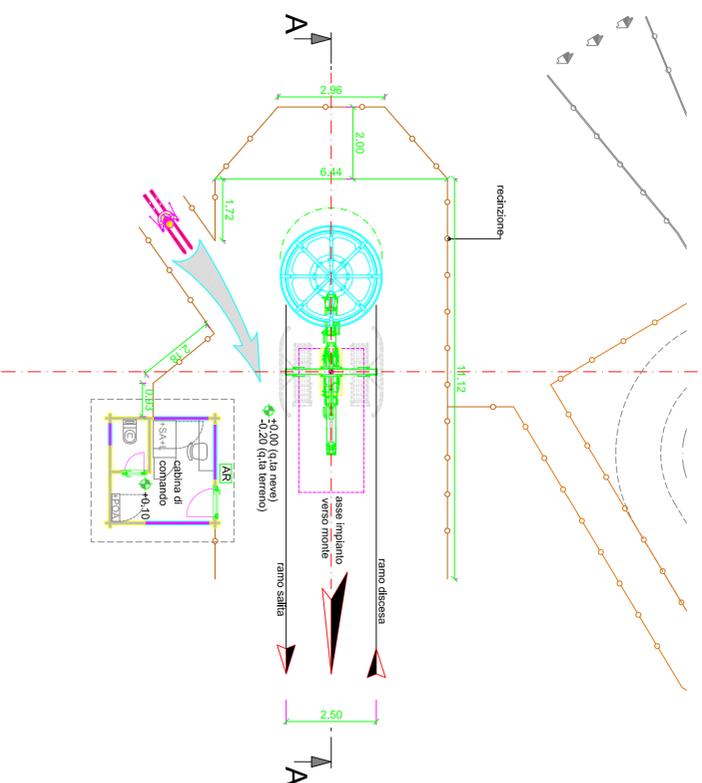


Prospetto frontale

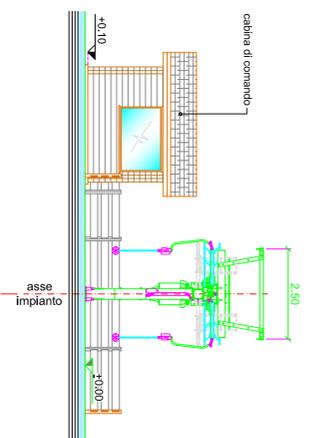

scala 1/100

Dettaglio mascherera

scala 1/25

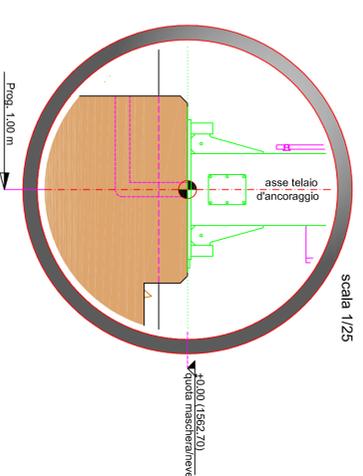

PROVINCIA REGIONALE DI PALERMO
 Direzione Manutenzione Edifici Scolastici, Manutenzione Edilizia
 Turistica Sportiva e per le Attività Produttive,
 Nuova Edilizia Scolastica, Patrimoniale, Turistico Sportiva

**INFRASTRUTTURE PER LA FRUIZIONE
 TURISTICO-SPORTIVA DI PIANO BATTAGLIA
 AMMODERNAMENTO IMPIANTI DI RISALITA**

PROGETTO DEFINITIVO

DATA	ELABORATO	
Aprile 2014	Particolari stazione motrice di valle	5d
	SCIOVIA	


CONSULENZA ALLA PROGETTAZIONE
 Studio T.E.T.A. Ingegneria s.r.l.
 Il Direttore Tecnico e Amministratore
 TUMMINELLO Ing. Sergio

GRUPPO DI PROGETTAZIONE

Progettista
 MAGRÒ MAIOSSO Ing. Maurizio

Collaboratori
 PUERAZZELLA geom. Benedetto
 PASANAFIUME sig. Giovanni

Il Direttore	Il R.U.P.	
FARDELLA Ing. Simone	DI BELLA Ing. Fabrizio	MAMONE sig. Francesco

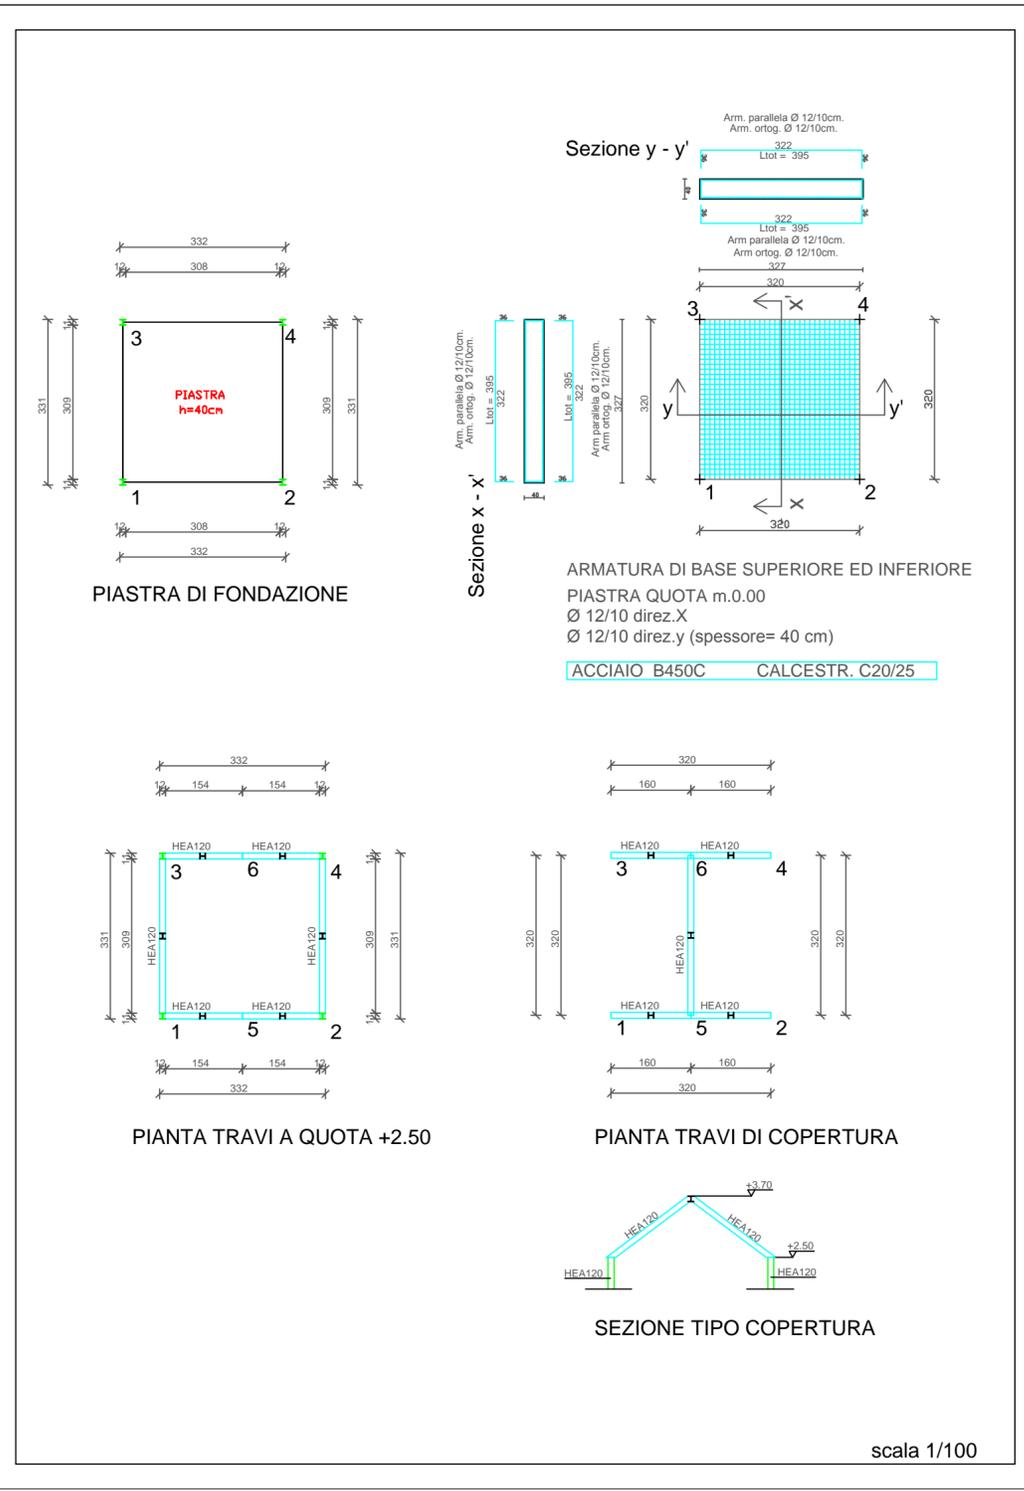

PROVINCIA REGIONALE DI PALERMO
 Direzione Manutenzione Edifici Scolastici, Manutenzione Edilizia
 Turistica Sportiva e per le Attività Produttive,
 Nuova Edilizia Scolastica, Patrimoniale, Turistico Sportiva

**INFRASTRUTTURE PER LA FRUIZIONE
 TURISTICO-SPORTIVA DI PIANO BATTAGLIA
 AMMODERNAMENTO IMPIANTI DI RISALITA**

PROGETTO DEFINITIVO

DATA Aprile 2014	ELABORATO Cabina di comando: Carpenterie strutturali ed esecutivi piastra fondazione	5f
---------------------	---	-----------

CONSULENZA ALLA PROGETTAZIONE
 Studio T.E.T.A. Ingegneria s.r.l.
 Il Direttore Tecnico e Amm.re
 TUMMINELLO Ing. Sergio

GRUPPO DI PROGETTAZIONE
 Progettista
 MAGRO MALOSSO Ing. Maurizio

Collaboratori
 PURRAZZELLA geom. Benedetto

PASSAFIUME sig. Giovanni


MAMONE sig. Francesco

Il Direttore
 FARDELLA Ing. Simone



Il R.U.P.
 DI BELLA Ing. Fabrizio

scala 1/100

PARTENZA SCIOVIA

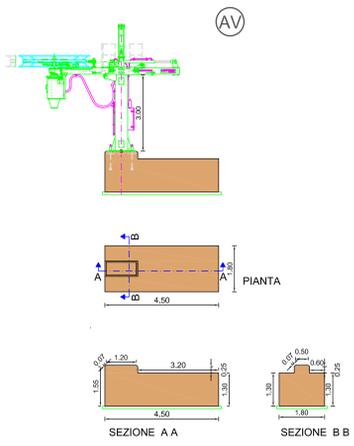


ARRIVO SCIOVIA




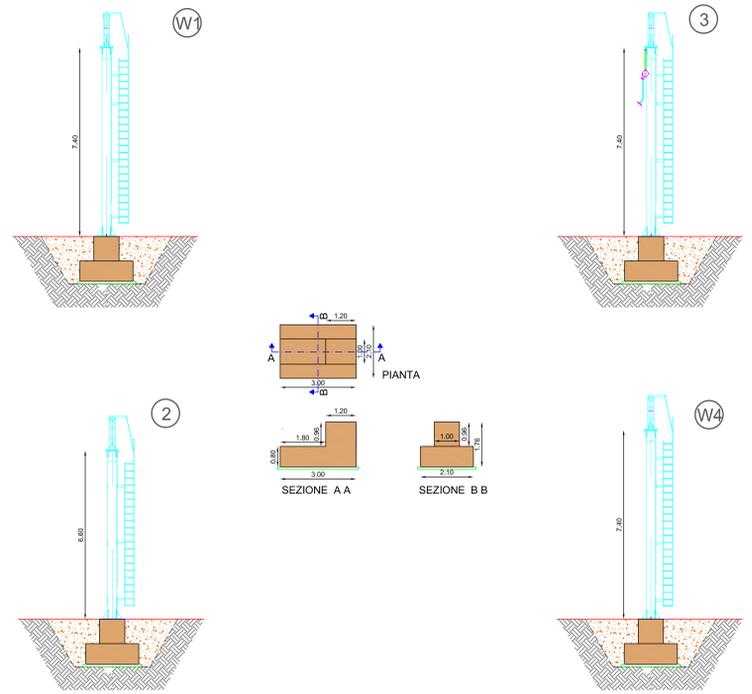
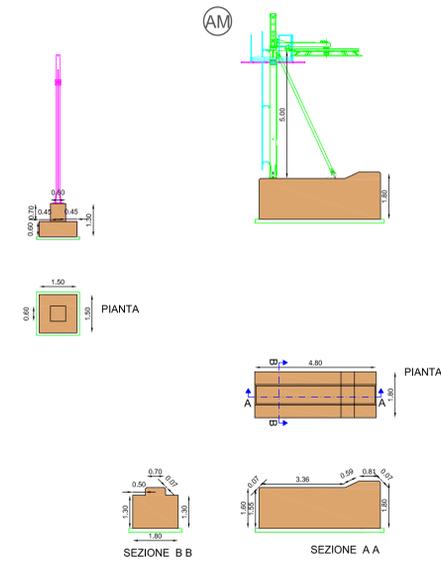


scala 1/100

PARTENZA SEGGIOVIA

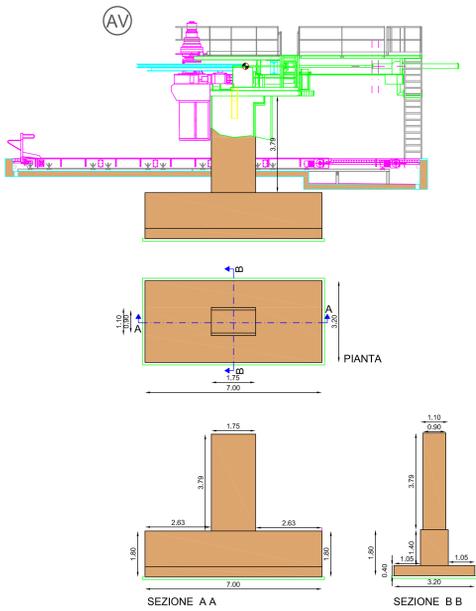

ARRIVO SEGGIOVIA

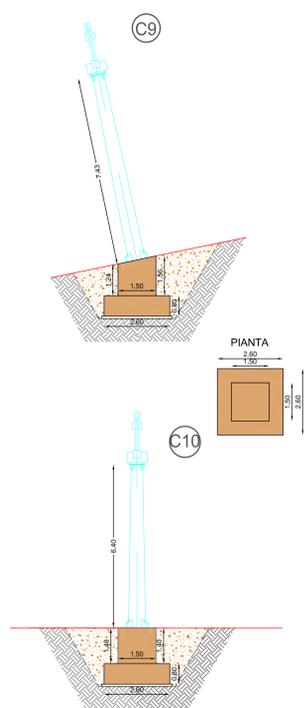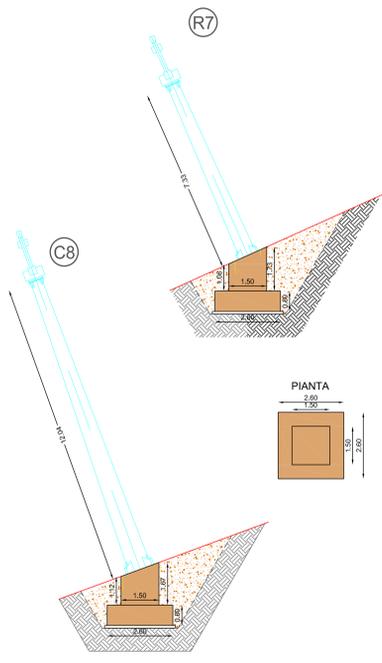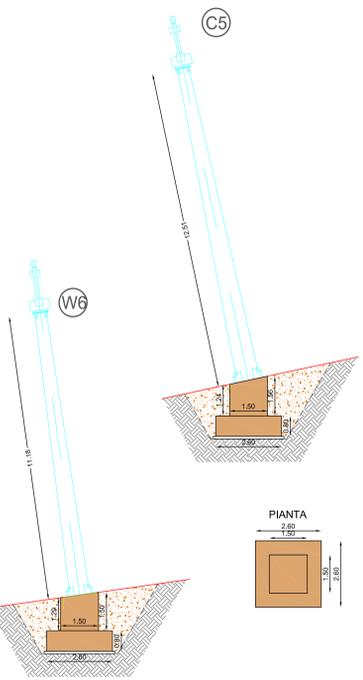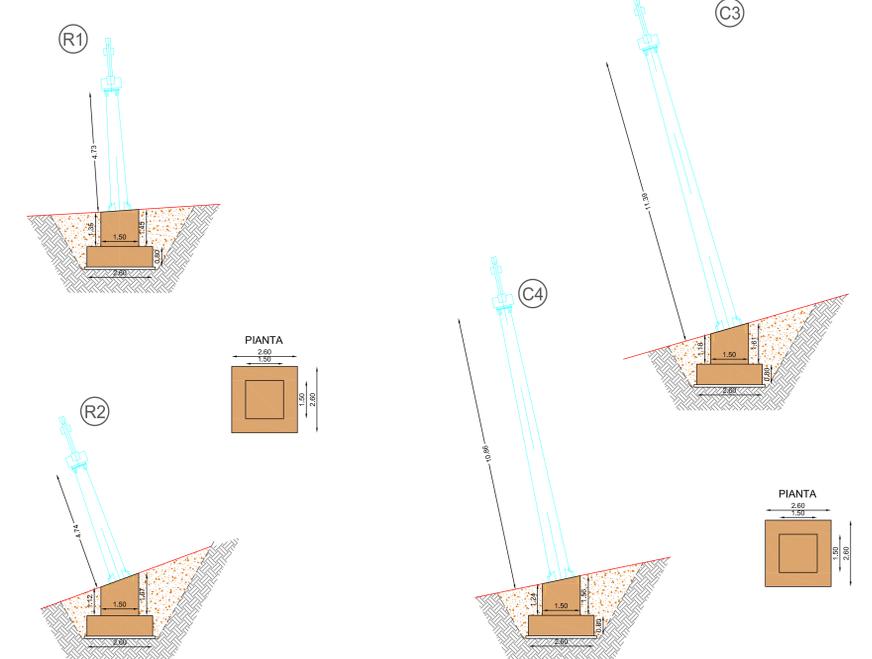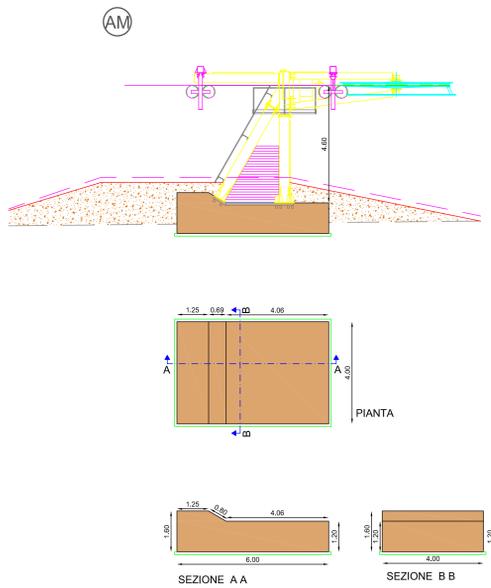

scala 1/100

PROVINCIA REGIONALE DI PALERMO
 Direzione Manutenzione Edifici Scolastici, Manutenzione Edilizia
 Turistica Sportiva e per le Attività Produttive,
 Nuova Edilizia Scolastica, Patrimoniale, Turistica Sportiva

INFRASTRUTTURE PER LA FRUIZIONE
 TURISTICO-SPORTIVA DI PIANO BATTAGLIA
 AMMODERNAMENTO IMPIANTI DI RISALITA

PROGETTO DEFINITIVO

DATA Aprile 2014	ELABORATO Particolari fondazioni appoggi seggiovia e sciovia	5g
---------------------	---	----

CONSULENZA ALLA PROGETTAZIONE
 Studio T.E.T.A. Ingegneria s.r.l.
 Il Direttore Tecnico e Amministrativo
 TUMMINELLO Ing. Sergio

GRUPPO DI PROGETTAZIONE

Progettista
 MAGRO MALOSSO ing. Maurizio

Collaboratori
 FURAZZELLA geom. Benedetto

FASGAFFIUME sig. Giovanni

MAMONE sig. Francesco

Il Direttore
 FARDELLA Ing. Simone

Il R.U.P.
 DI BELLA Ing. Fabrizio